




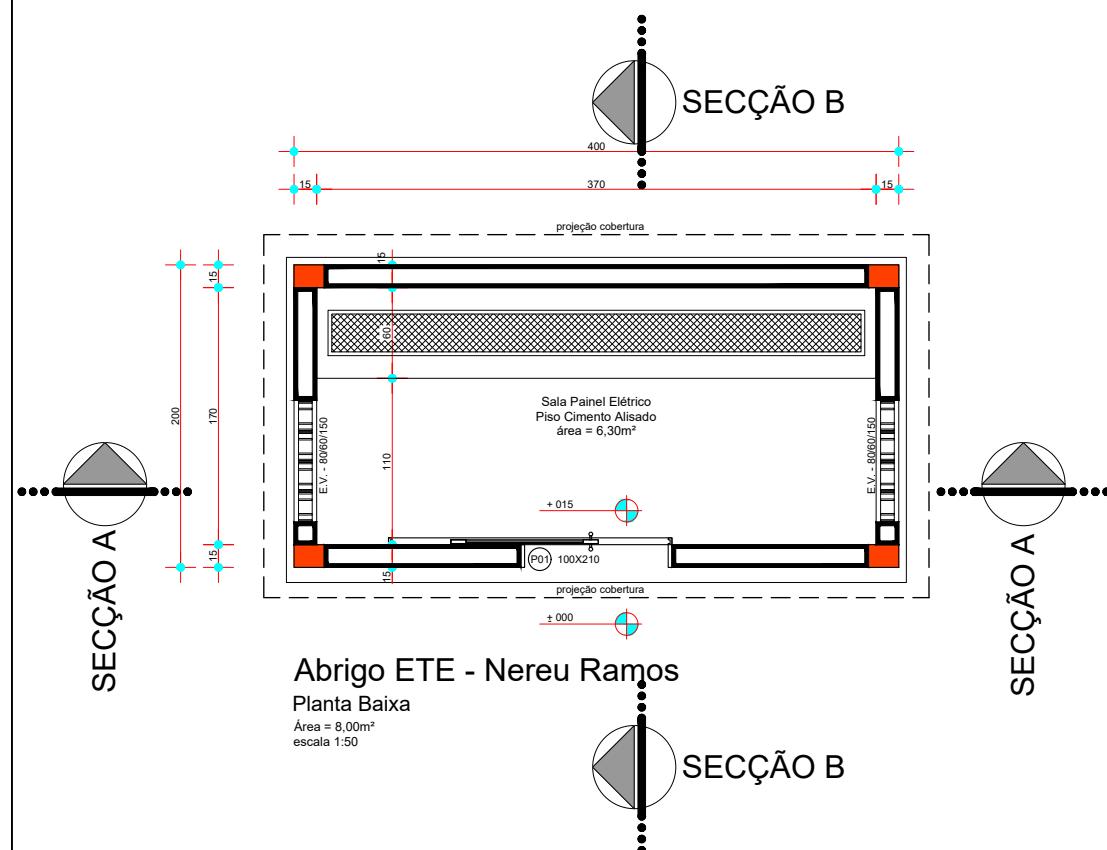


Abrigo ETE - Nereu Ramos
Planta Baixa
Área = 8,00m²
escala 1:50

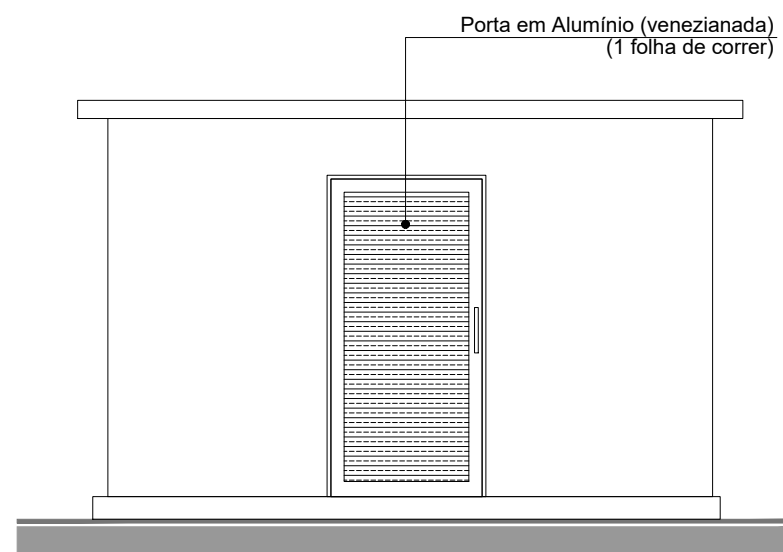


Abrigo ETE - Nereu Ramos
Elevação Frontal
escala 1:50

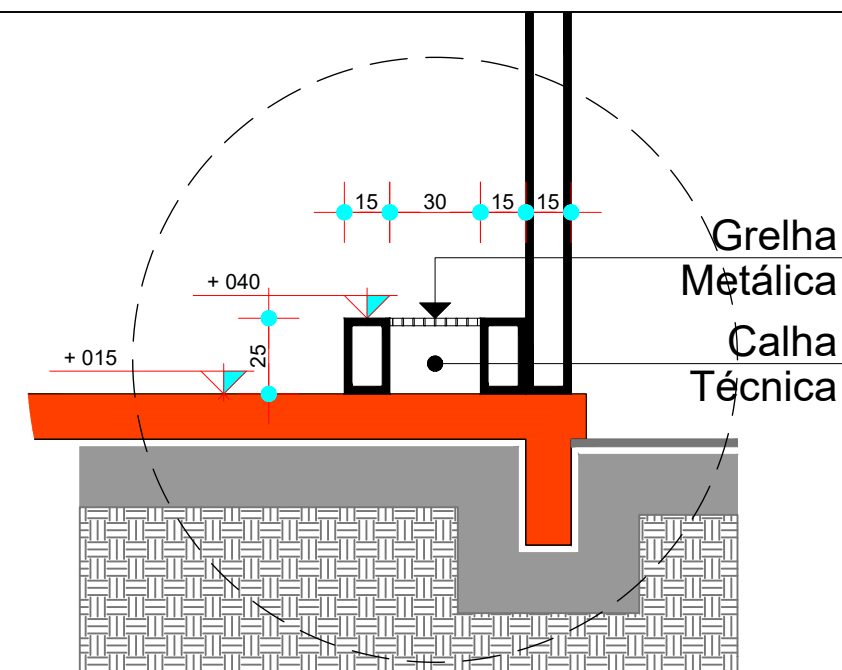


Detalhe Calha técnica
escala 1:25

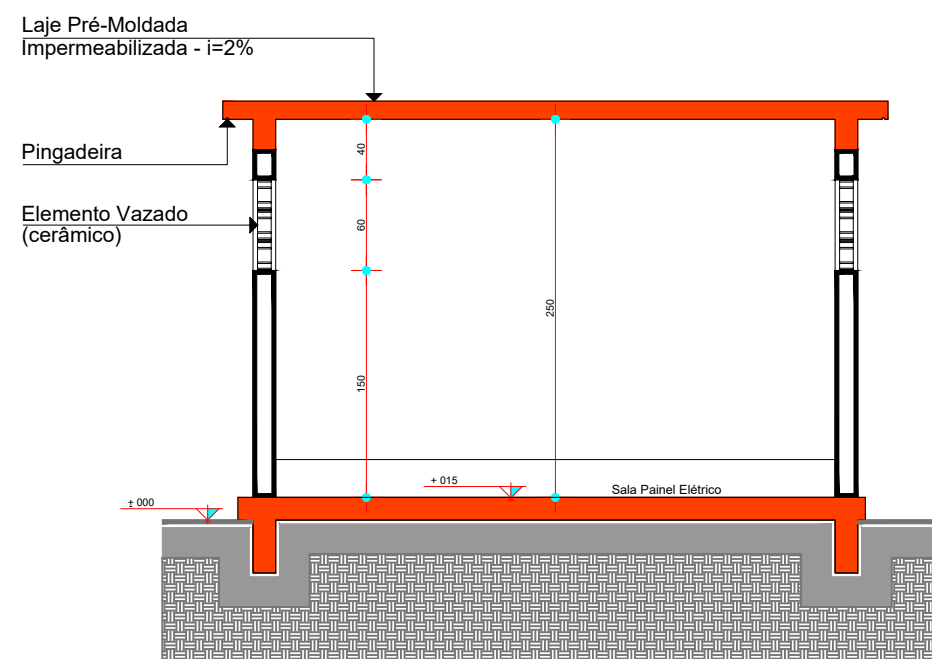

Abrigo ETE - Nereu Ramos
Secção A
escala 1:50

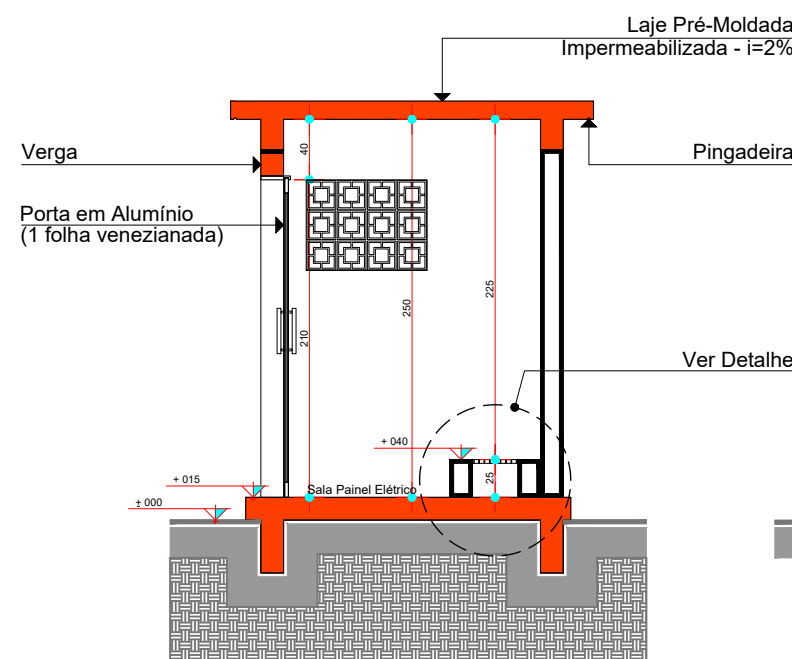

Abrigo ETE - Nereu Ramos
Secção B
escala 1:50

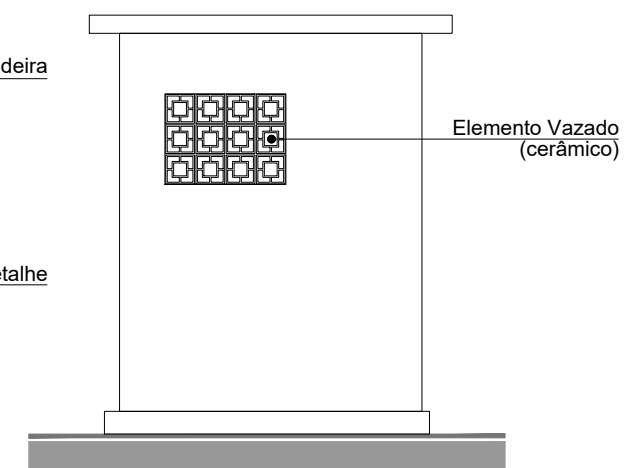

Abrigo ETE - Nereu Ramos
Elevação Lateral (direita)
escala 1:50

SAMAE
JARAGUÁ DO SUL

SERVIÇO AUTÔNOMO MUNICIPAL DE
ÁGUA E ESGOTO

Rua Erwino Menegotti, nº 478 - Bairro Água Verde - Jaraguá do Sul - SC
www.samaejs.com.br - samae@samaejs.com.br - (47)2106-9100

DIRETORIA TÉCNICA
COORDENADORIA DE PROJETOS E FISCALIZAÇÃO
projetos@samaejs.com.br - (47)2106-9110

Resp. Técnico:

THALES MARTINS DE OLIVEIRA GOMES
Engenheiro Civil - CREASC - 137627-6
thales.gomes@samaejs.com.br - (47)2106-9110

PROJETO DE EDIFICAÇÃO

UNIDADE:

ETE - NEREU RAMOS

PADRÃO:

ABRIGO PAINEL ELÉTRICO

Escala: indicada
Data: jul/2025

FOLHA:

01

01

Nº DE FOLHAS: