
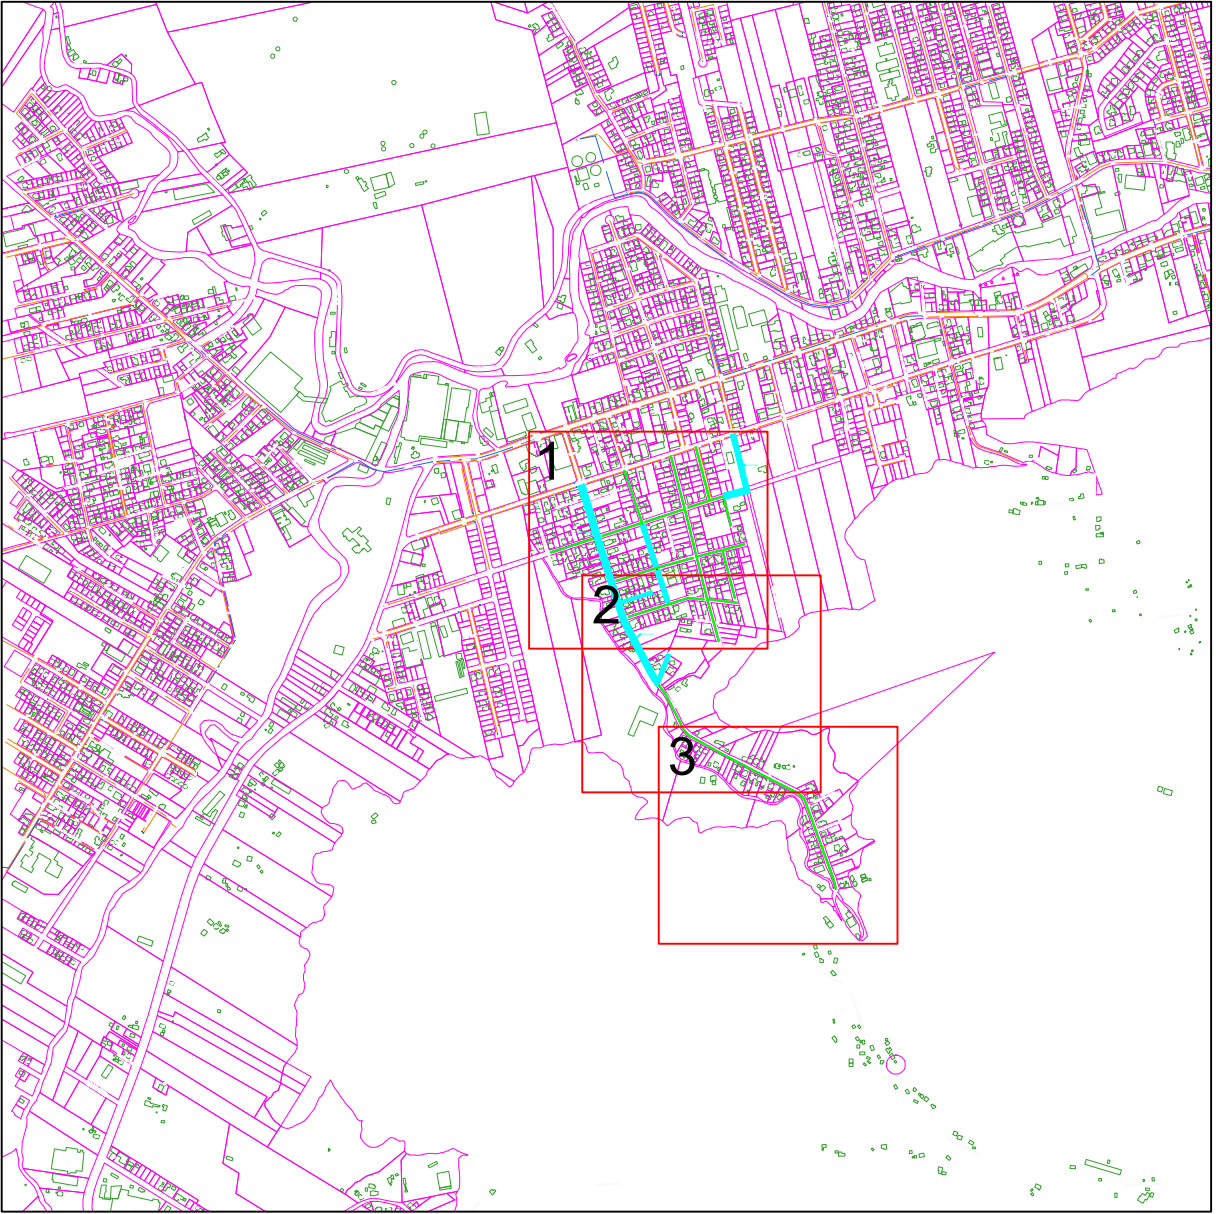


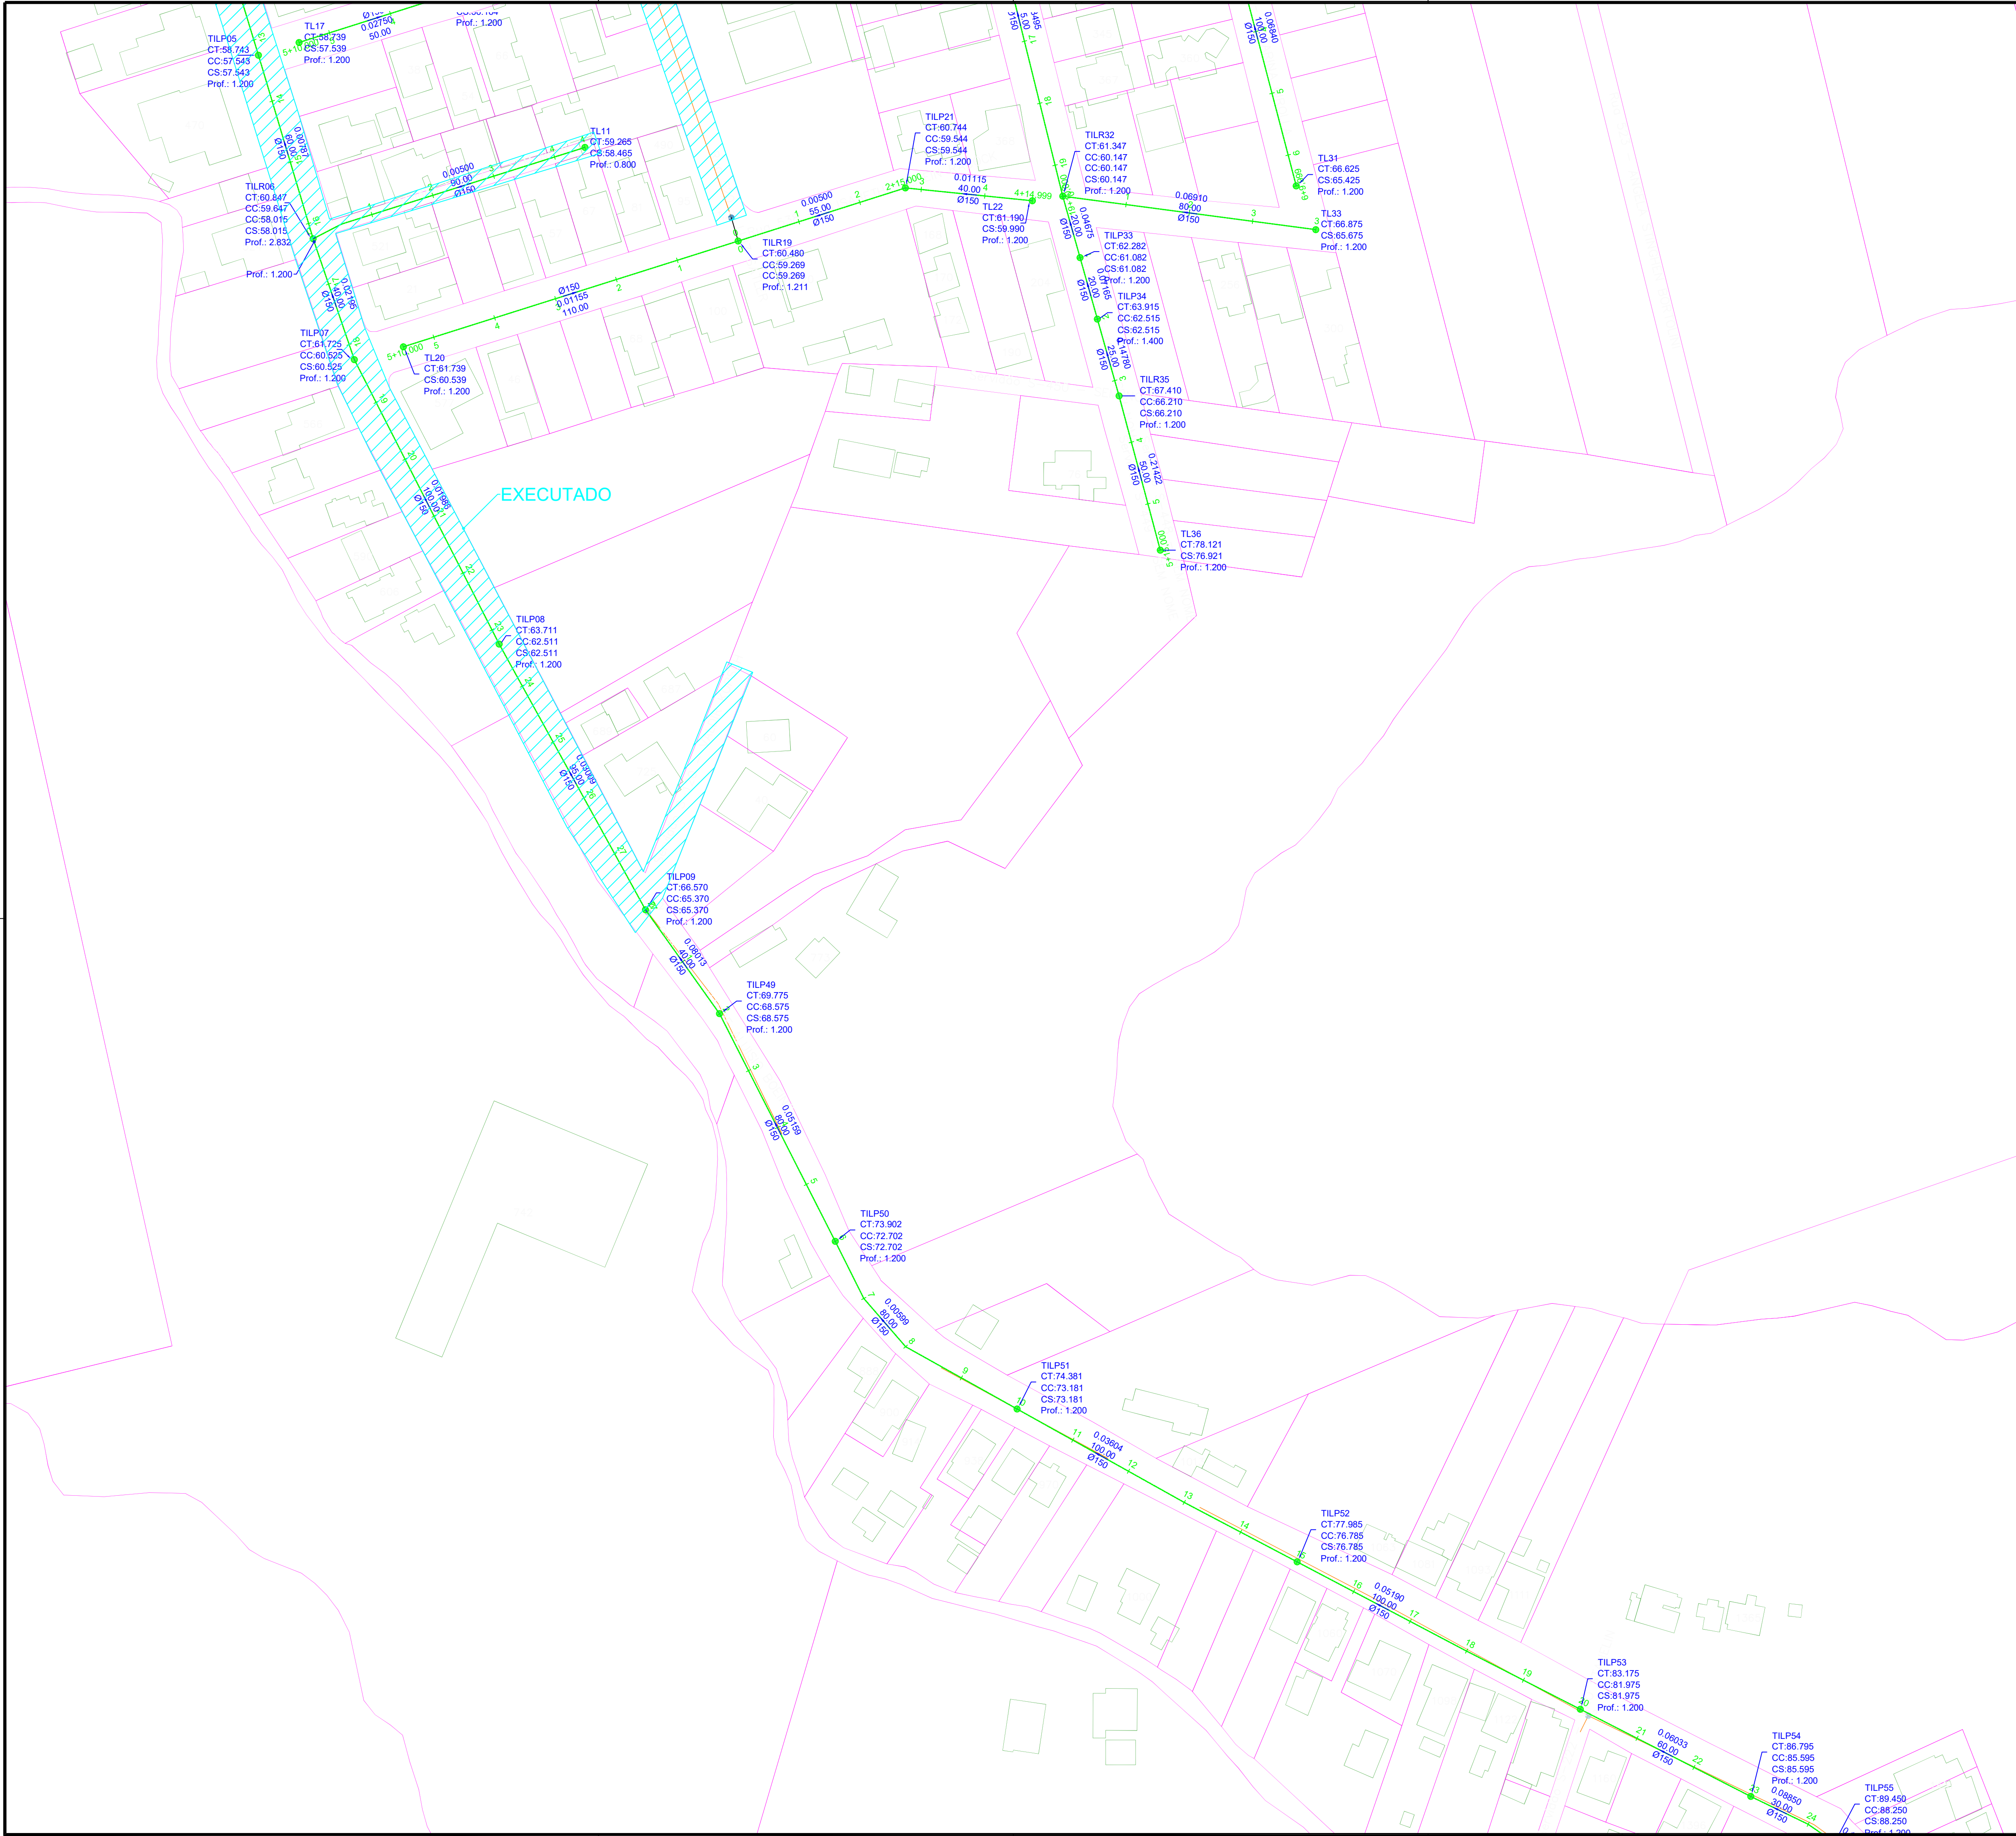

RUA 505 - PADRE ALUISIO BOEING
RUA 520 - LUIZ SATLER
RUA 793 - CAMILO ANDREATTA
RUA 792 - CATARINA GIROLLA
RUA 538 - ELISABETH STEILEIN RABOCK

S-287 - SEM NOME
S-448 - SEM NOME
S-449 - SEM NOME
S-450 - SEM NOME
S-120 - VALDIR KOPSCH
S-222 - VIRO STAHELIN

SAMAE JARAGUÁ DO SUL		SERVIÇO AUTÔNOMO MUNICIPAL DE ÁGUA E ESGOTO	
PADRAO: REDE DE ESGOTO BACIA 2F - BARRA DO RIO CERRO			
DESCRIÇÃO:	PLANTA BAIXA	ESCALA: 1:1000	PRANCHA: 2 DE 5
RESPONSÁVEIS TÉCNICOS:	SAULO EDUARDO SCHWINGEL CREASC: 123.502.1		REVISÃO: 00
OBS: Divergência entre cota e escala prevalece a cota			