




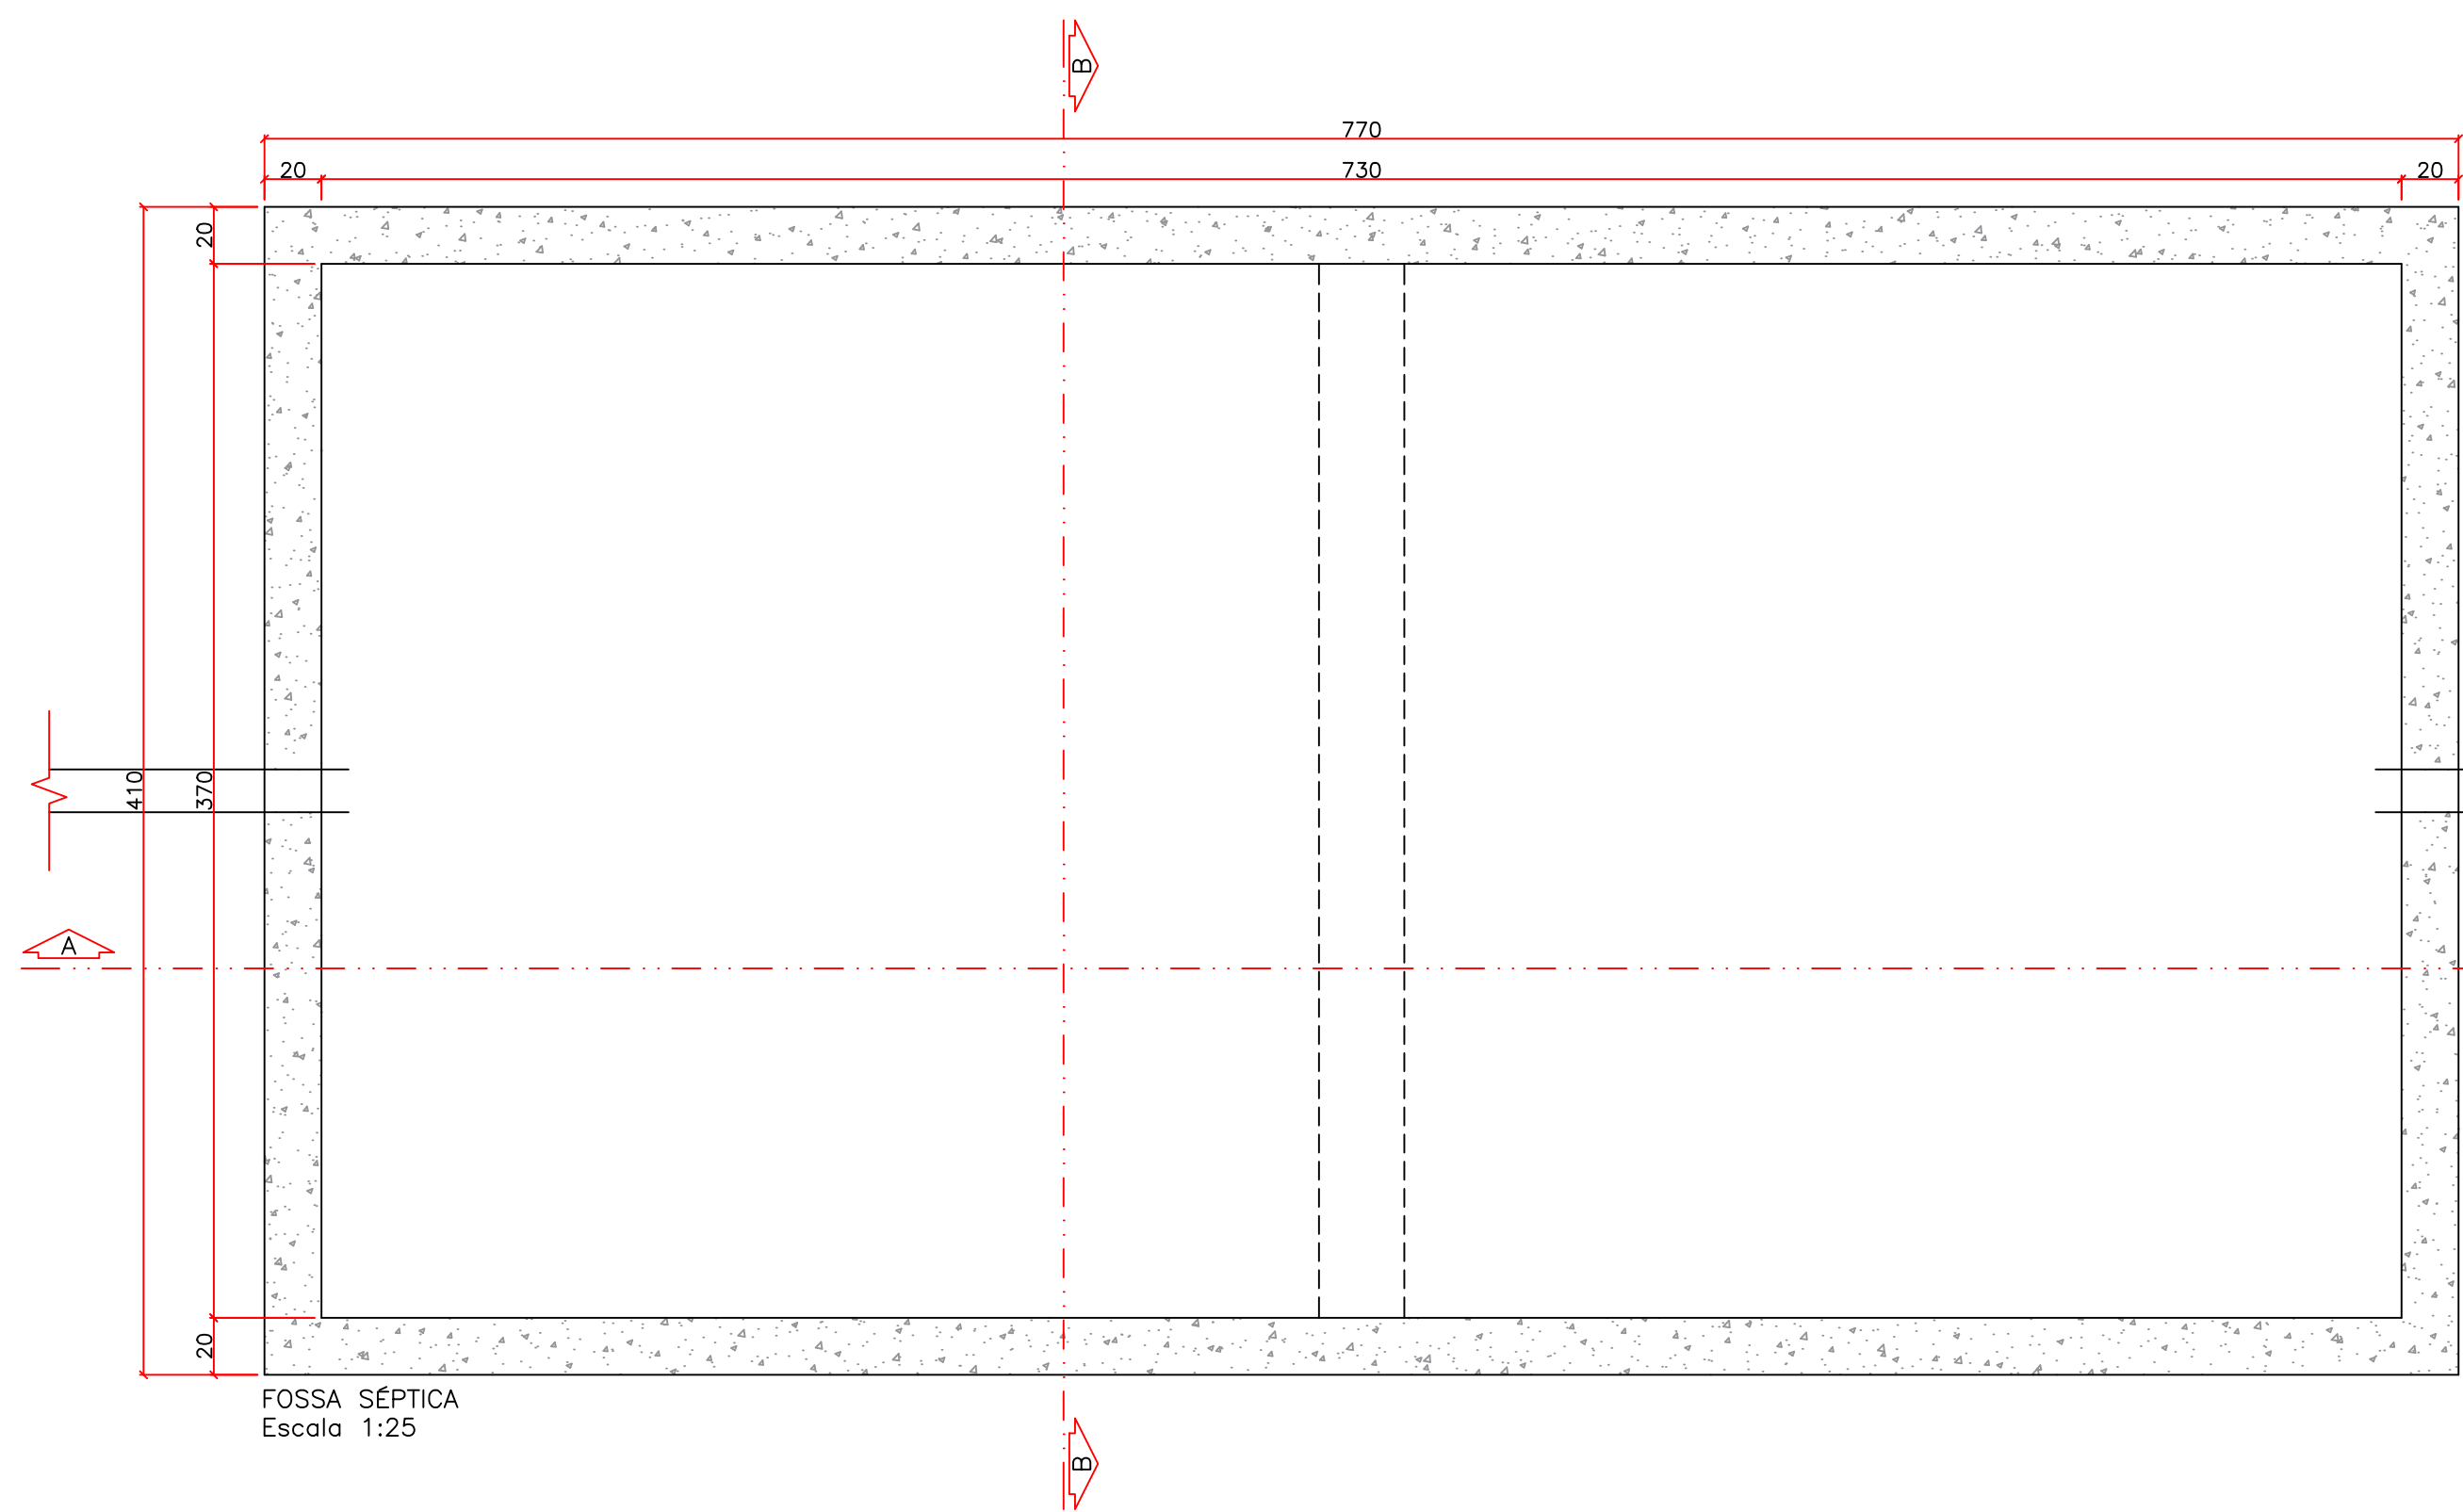


FOSSA SÉPTICA  
Escala 1:25

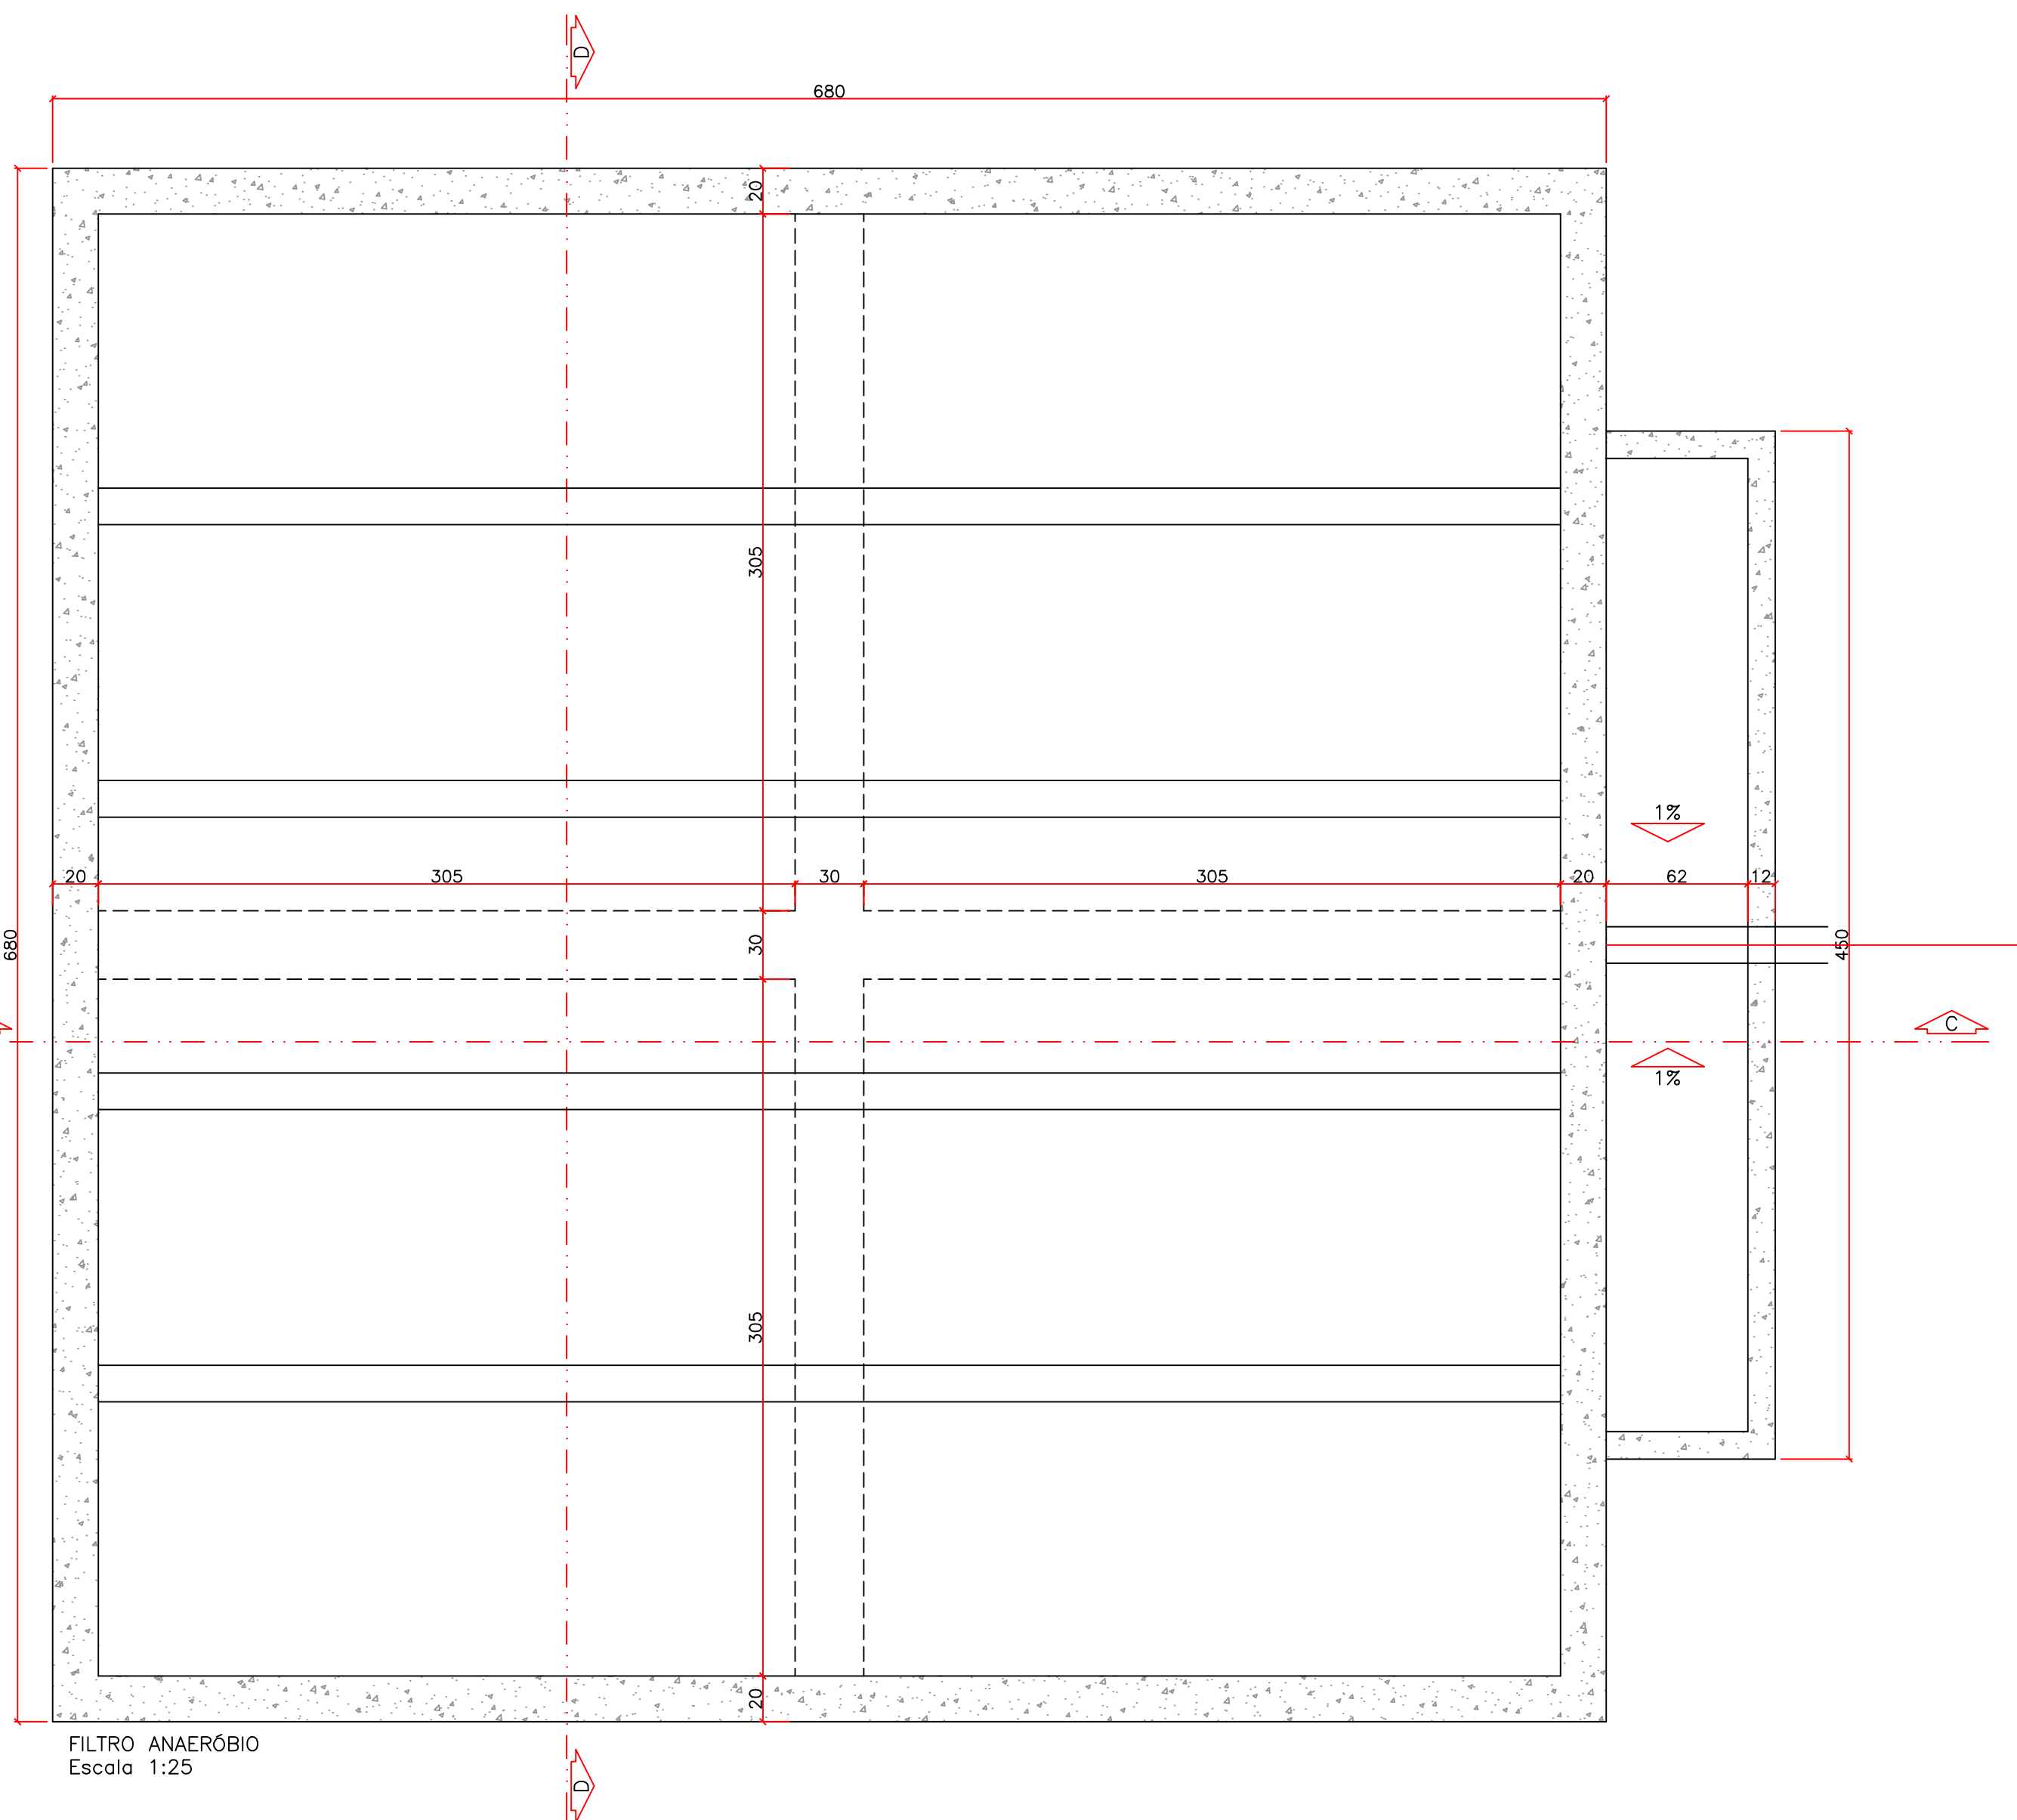

FILTRO ANAERÓBIO  
Escala 1:25

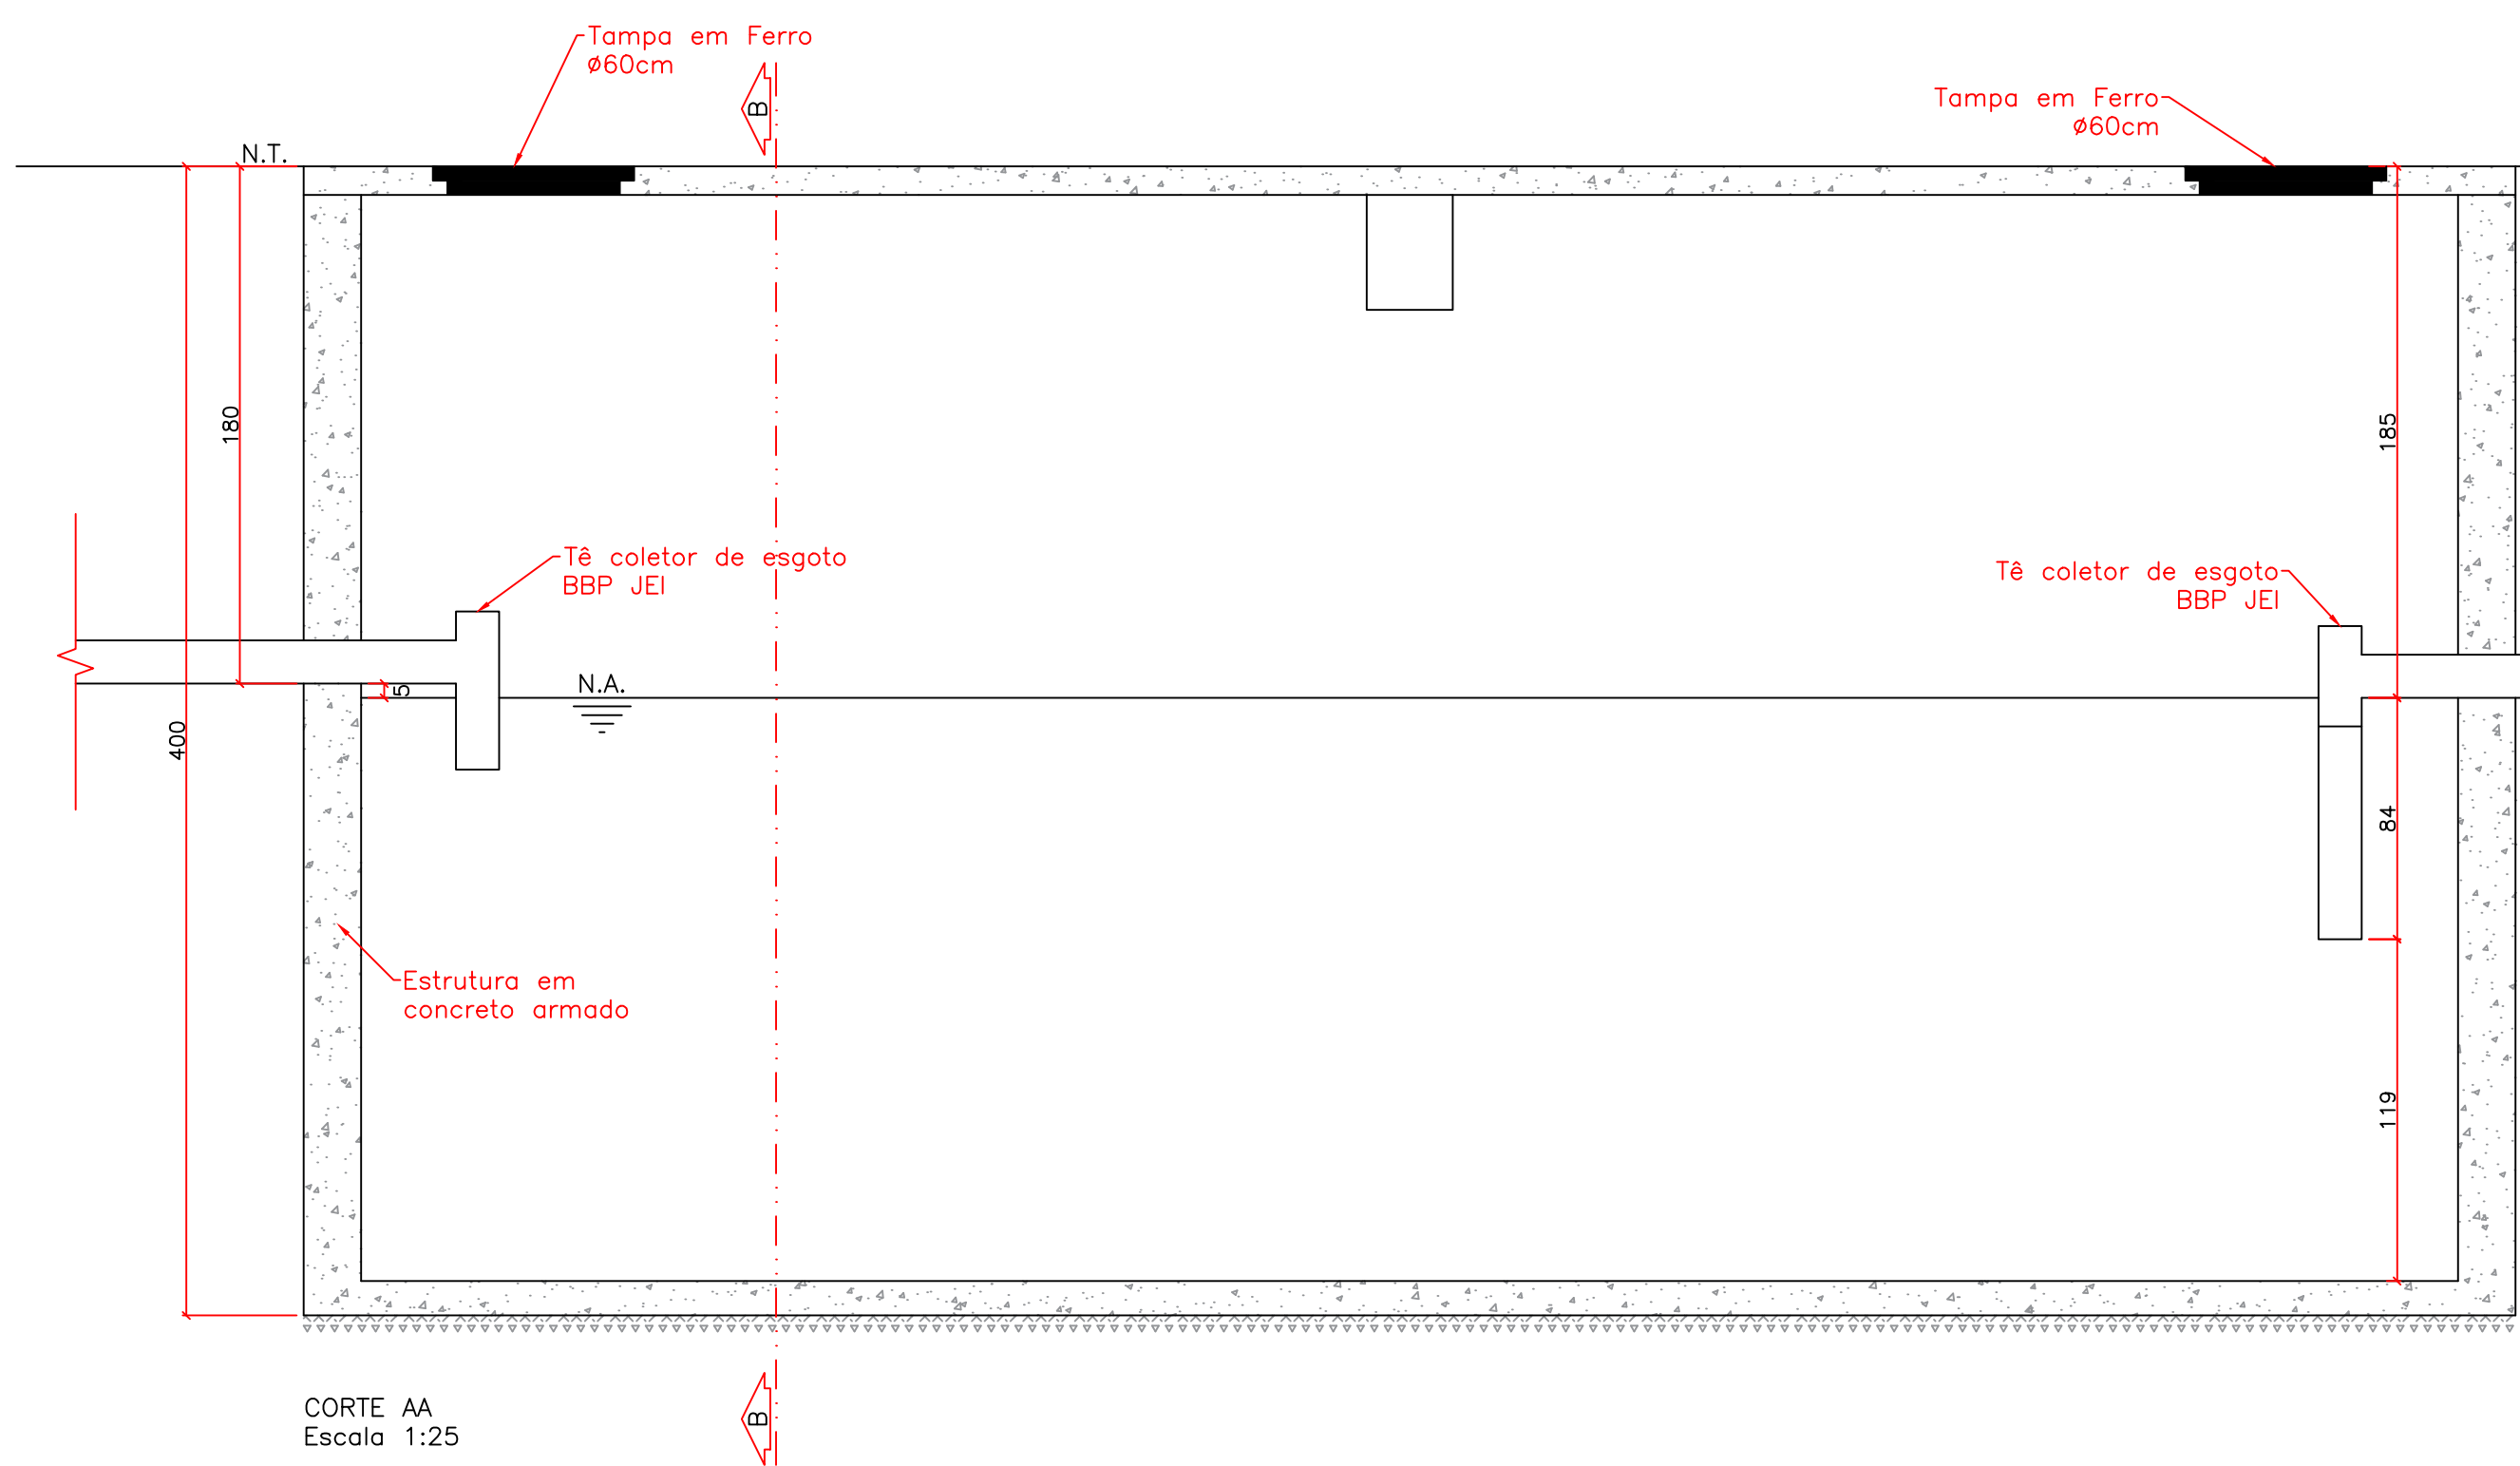

CORTE AA  
Escala 1:25

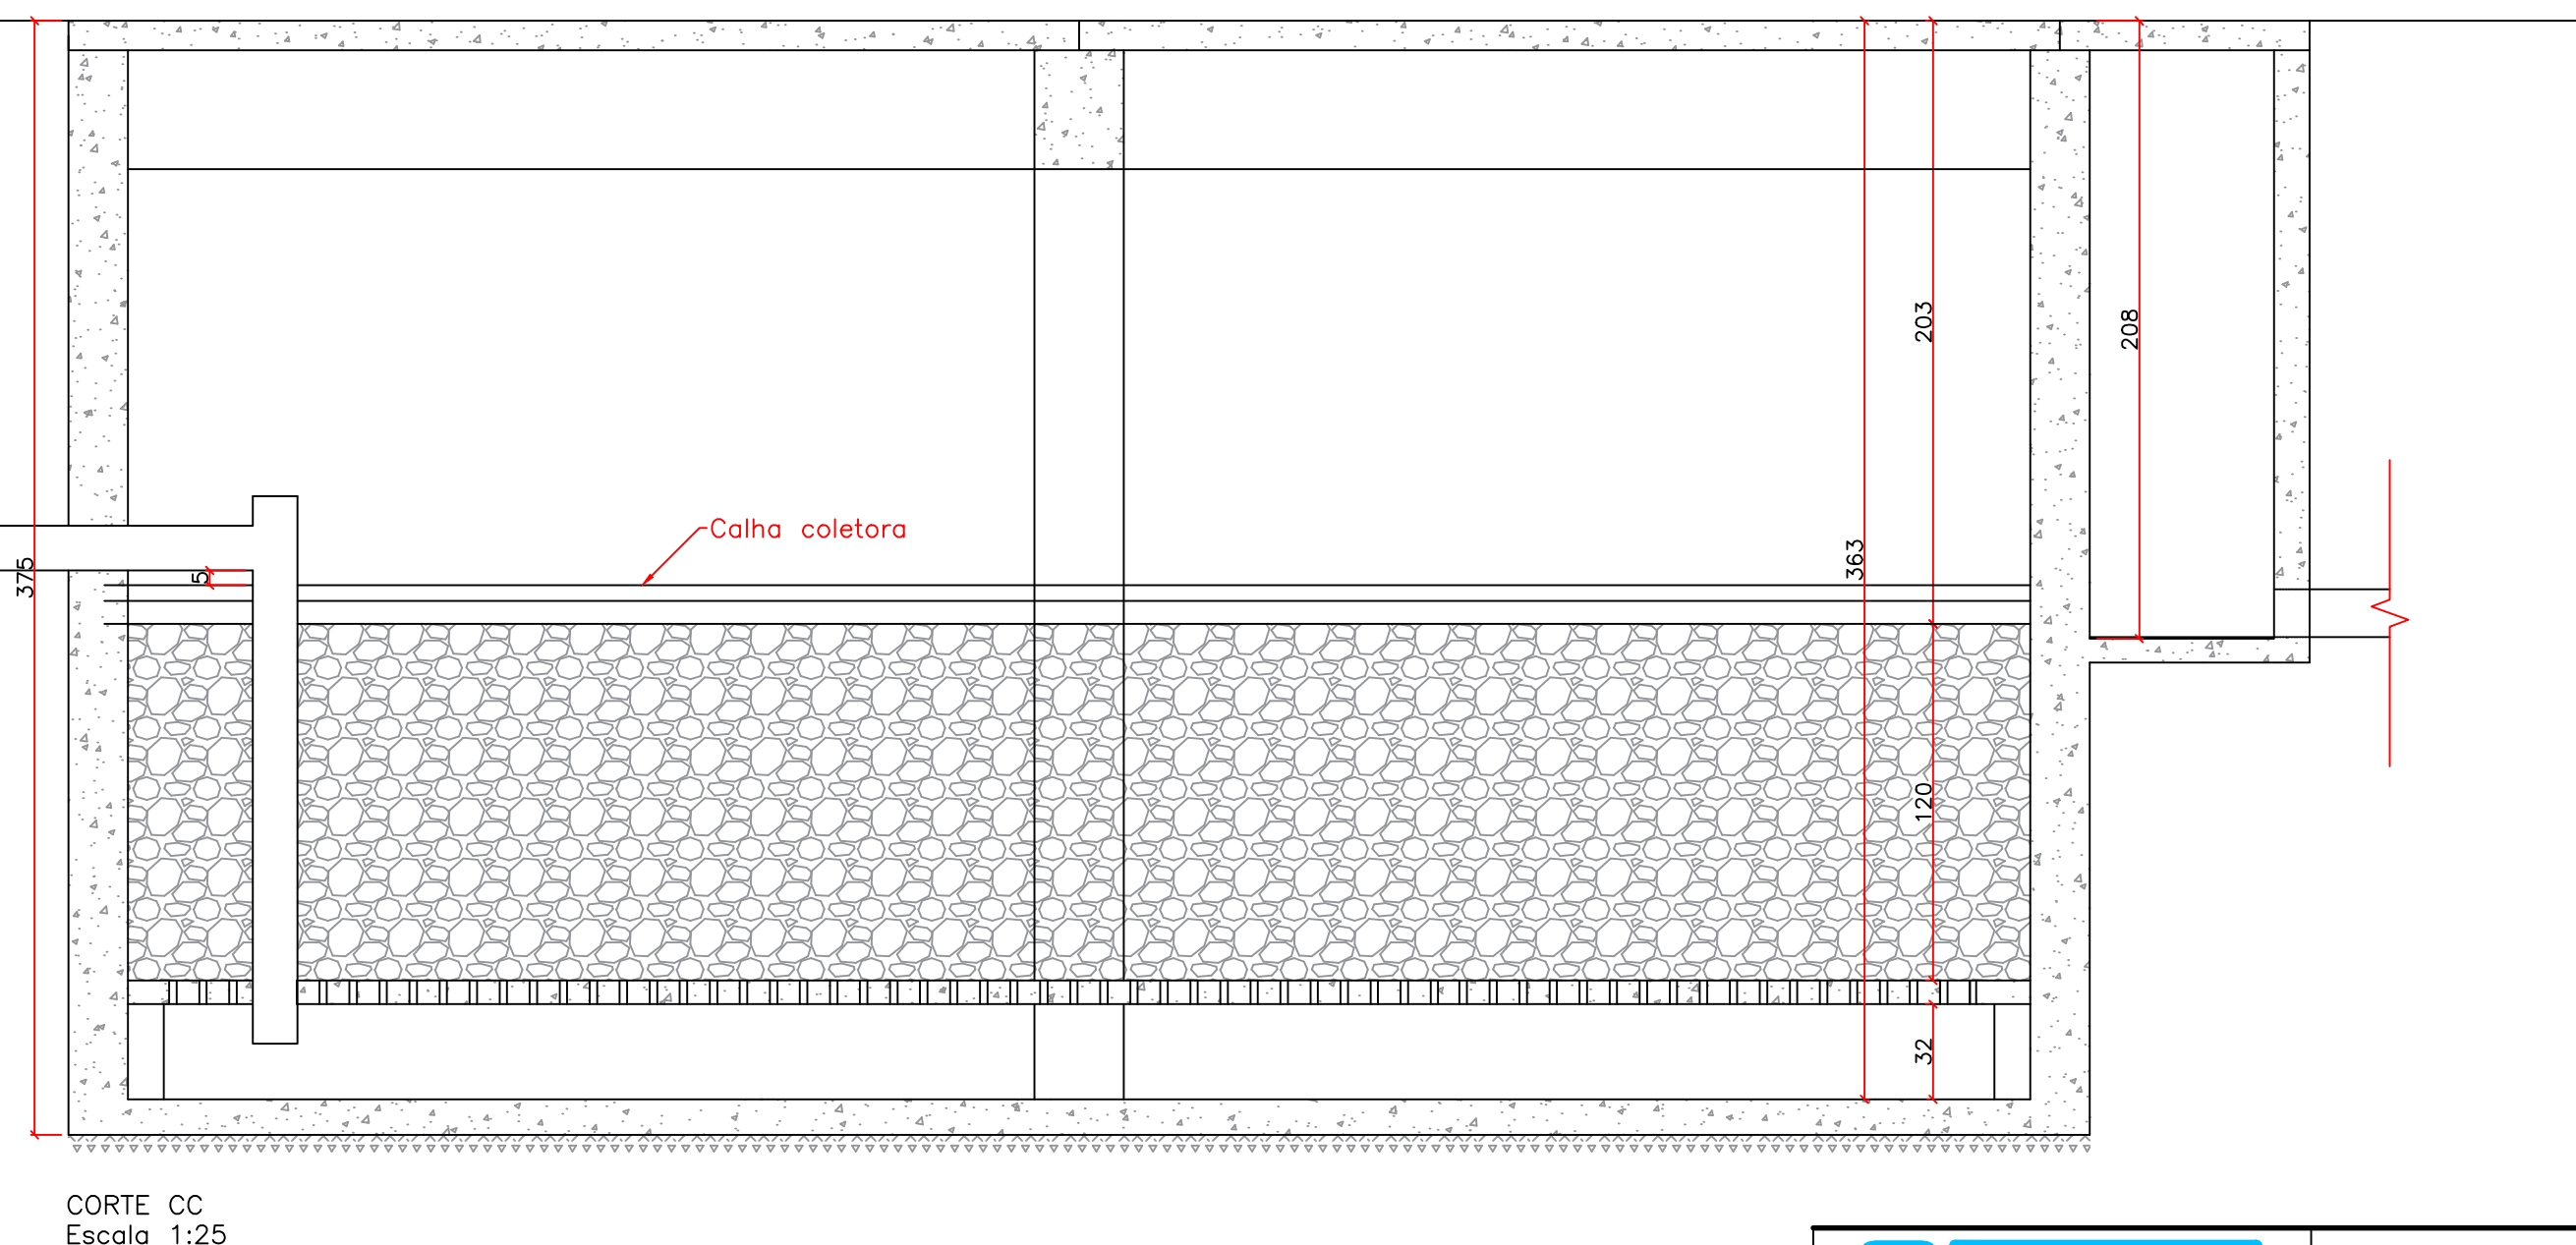

CORTE CC  
Escala 1:25

|                                                                           |                        |                                                                  |                   |
|---------------------------------------------------------------------------|------------------------|------------------------------------------------------------------|-------------------|
| <div><div>SAMAE</div><div>JARAGUÁ DO SUL</div></div>                      |                        | SERVIÇO AUTÔNOMO MUNICIPAL DE<br>ÁGUA E ESGOTO                   |                   |
| PADRÃO:<br>CONJUNTO FOSSA E FILTRO - RUA HENRIQUE O. FRANKOWIACK          |                        |                                                                  |                   |
| DESCRIÇÃO:<br><br>PLANTA BAIXAE CORTES                                    |                        | ESCALA:<br>Indicada                                              | PRANCHA:<br>01/02 |
| RESPONSÁVEIS TÉCNICOS:<br><br>BRUNO DILMO DE SOUZA<br>CREA/RSC: 119.617-8 |                        | OBS:<br><br>Divergência entre cota e escala<br>prevalece a cota. |                   |
| REVISÃO                                                                   | DESCRIÇÃO / ALTERAÇÕES | AUTOR                                                            | DATA              |
| 01                                                                        | Primeira versão        | BRUNO                                                            | 05/05/2015        |
|                                                                           |                        |                                                                  | REVISÃO: 00       |