




CONVENÇÕES										OBSERVAÇÕES:										NORTE										Nº										REVISÃO										DATA										EXEC. POR										VERIF. POR										APROV. POR										LOGOMARCA DA CONSULTORIA										SERVIÇO AUTÔNOMO MUNICIPAL DE ÁGUAS E ESGOTO									
										1. HAVENDO DIVERGÊNCIA ENTRE COTAS E ESCALAS, PREVALECE A COTA. 2. O PROJETO NÃO POSSUI RASANTE ALTERNATIVAS COM A PREVISÃO AUTORIZADA DOS RESPONSÁVEIS TÉCNICOS. 3. CONFERIR MEDIDAS "IN LOCO". 4. QUALQUER CULMINA A RESPEITO DO PROJETO CONSULTA O PROJETISTA. 5. O PROJETO DEVE SER EXECUTADO SEGUINDO AS ESPECIFICAÇÕES DO PROJETISTA BASEADO NA LEI DE DIREITOS AUTOMATOS Nº 8.000 DE 19 DE FEVEREIRO DE 1996. 6. CONFORME ESPECIFICADO, O MATERIAL DO PROJETO DEVE SER UTILIZADO PARA GARANTIR RESISTÊNCIA E DURABILIDADE. 7. AS DIMENSÕES ESPECIFICADAS DEVEM SER UTILIZADAS NA EXECUÇÃO PARA MANter A VAZÃO NECESSÁRIA PROJETADA.																				0 EMISSÃO INICIAL - HABITARK ENGENHARIA JUL/2023 JVG LRA FRR																														SISTEMA SISTEMA DE TRATAMENTO DE ESGOTO LOCALIDADE - MUNICÍPIO JARAGUÁ DO SUL/SC ELABORAÇÃO DO PROJETO BÁSICO DE ENGENHARIA PARA EXECUÇÃO DA ESTAÇÃO DE TRATAMENTO DE ESGOTO DO BAIRRO CENTENÁRIO NO MUNICÍPIO DE JARAGUÁ DO SUL/SC ETE CENTENÁRIO - ARQUITETÔNICO REATOR BIOLÓGICO PLANTA BAIXA NÍVEL 36,35																																																	
										PROJEÇÃO: UTM MERIDIANO CENTRAL: 51° W.GR (Fuso 22) DATUM HORIZONTAL: SIRGAS 2000 DATUM VERTICAL: MARCGRAPHY DE SUBSTITUIÇÃO (SC)										FERNANDO R. DOS REIS ENGENHEIRO CIVIL CREA - SC Nº 47364-2										ADRIANA KUEHN ENGENHEIRA CIVIL CREA - SC Nº 47464-4										HABITARK ENGENHARIA LTDA RUA LARIAN PEREIRA, 107 R. TOUPAVA SECC. A - BLUMENHAUS CEP 89032-140 FONE/FAX +55 47 3323 9030 0993 4954 habitark@habitark.com.br www.habitark.com.br										PROJETO EMP. FERNANDO DOS REIS ESCALA 1: 100										SÍMBOLOS JVG LRA FRR										REVISÃO JVG LRA FRR										DATA PROJETO JUL/2023 DATA TPOGRÁFICA DATA TPOGRÁFICA										FOLHA Nº AR 25																			

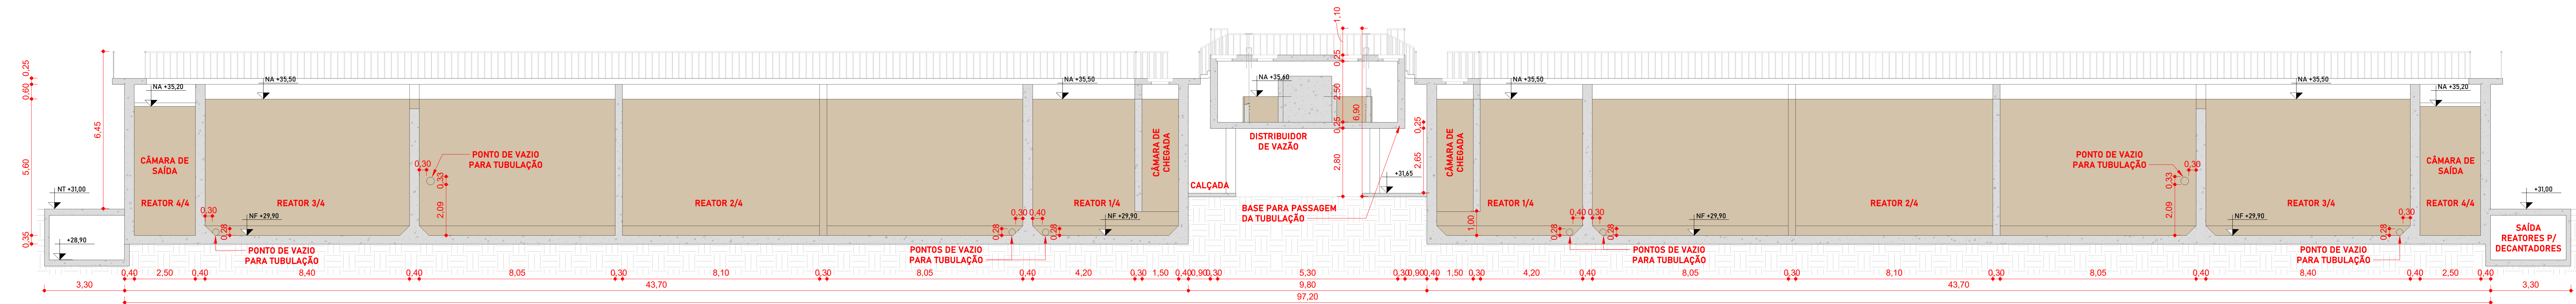


3 CORTE A-A
ESCALA: 1:100

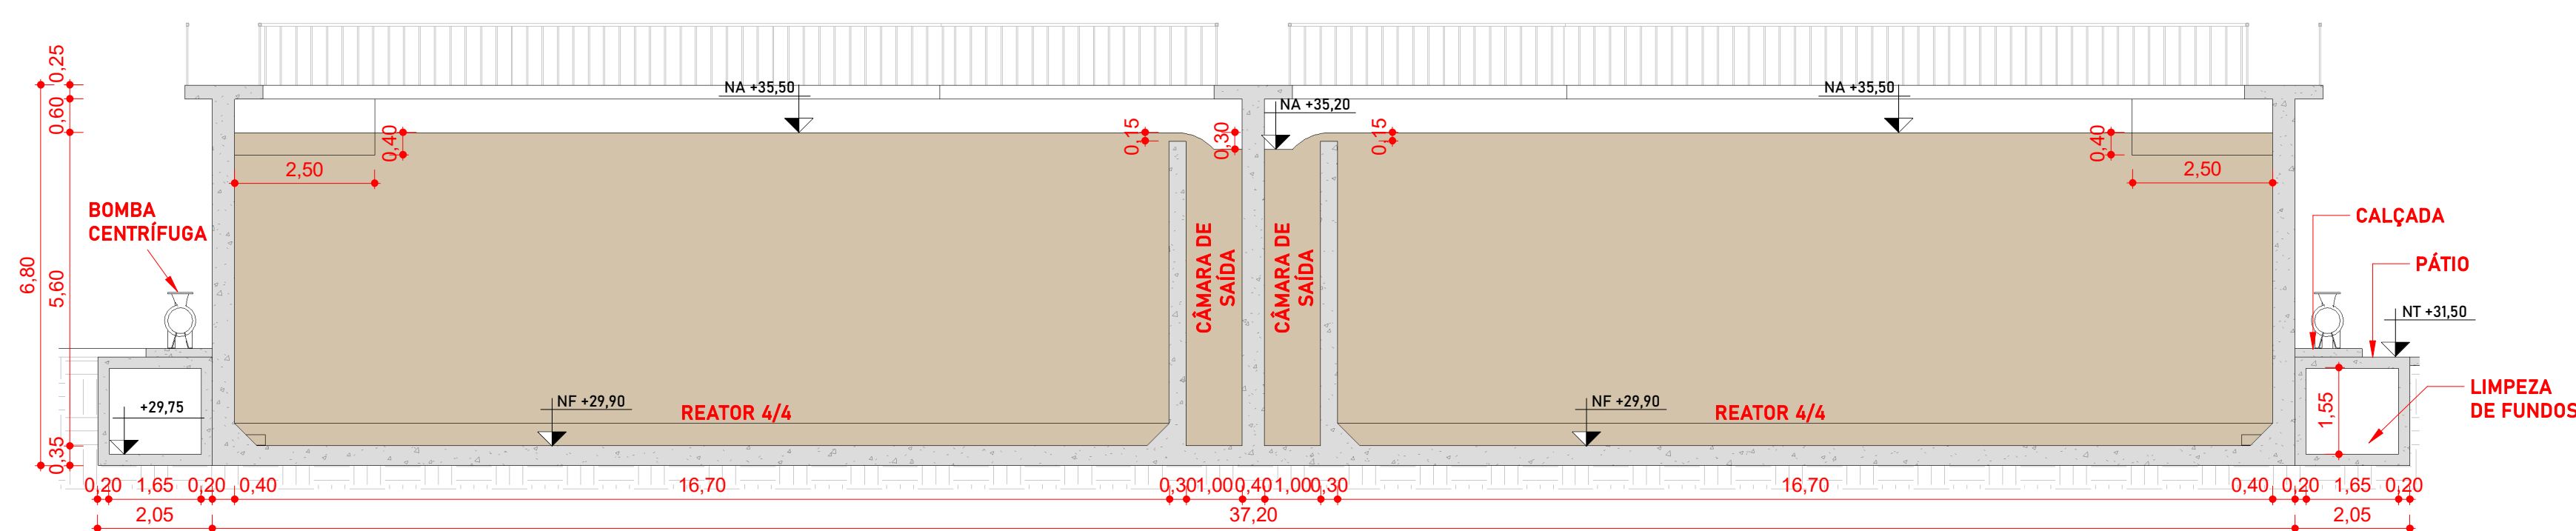


4 CORTE B-B
ESCALA: 1:100

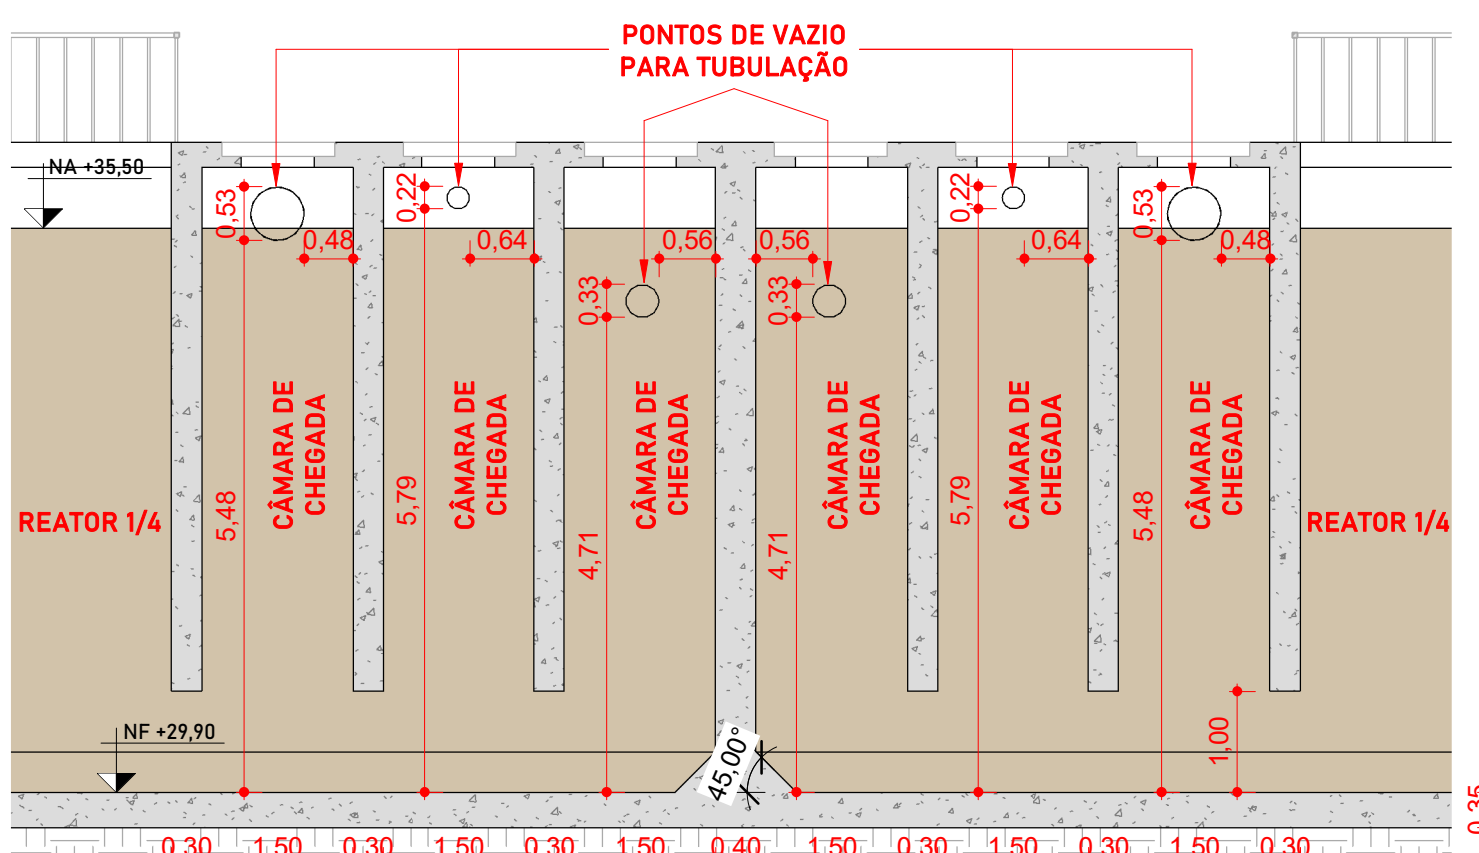

5 CORTE C-C
ESCALA: 1:75

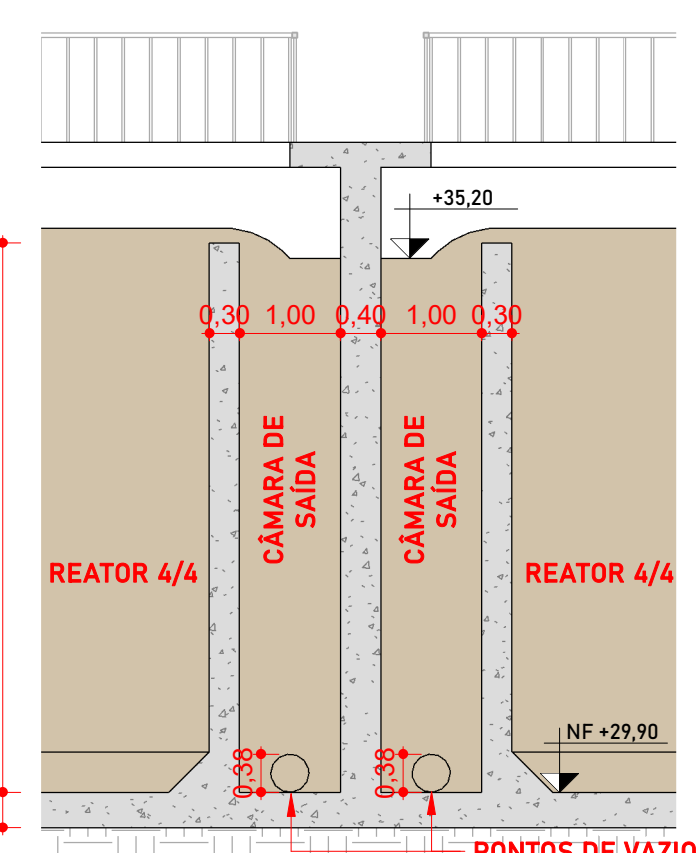


6 CORTE D-D
ESCALA: 1:75

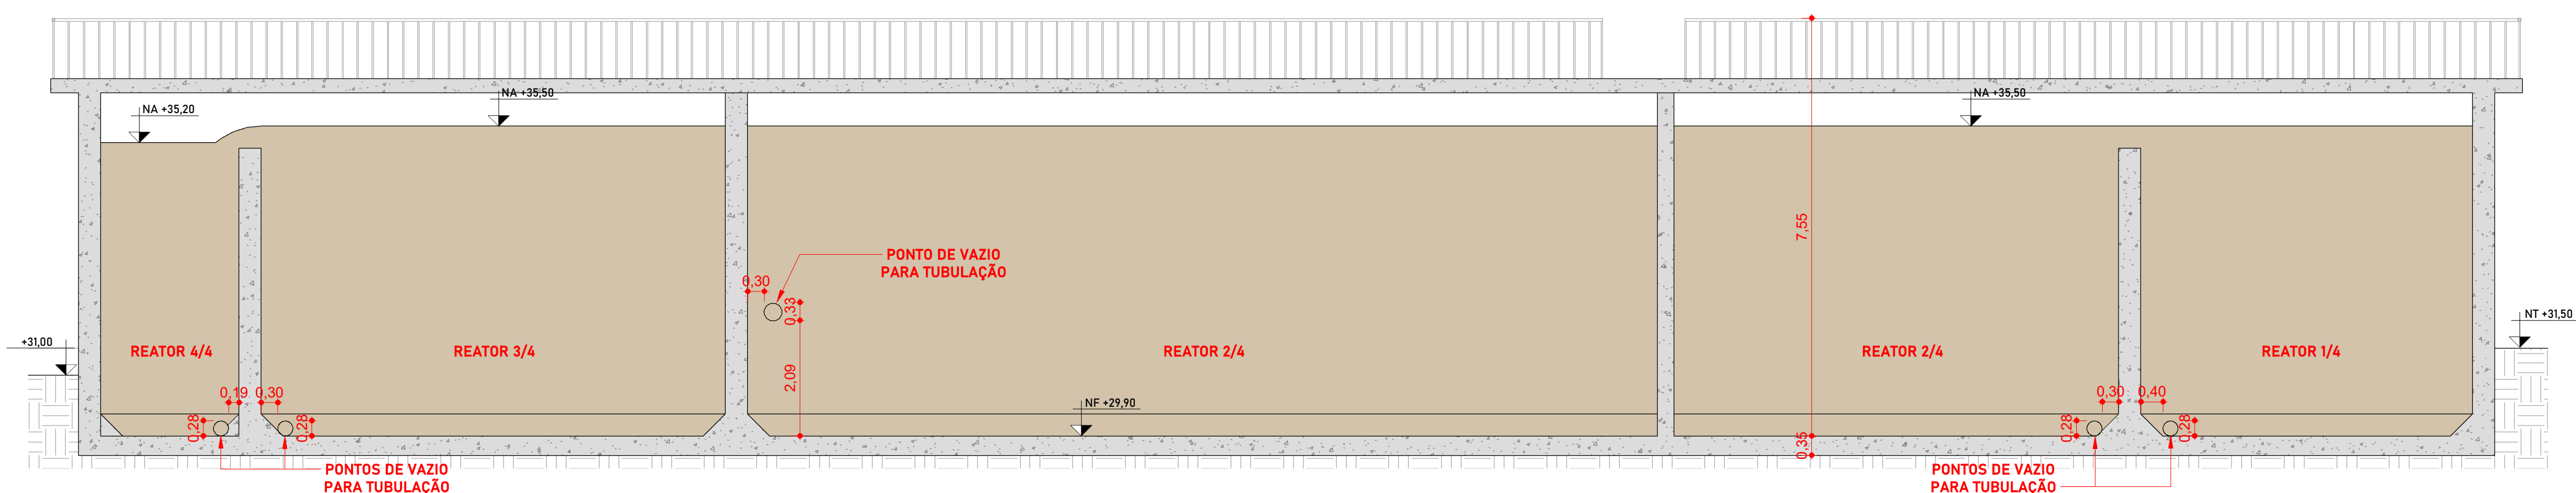

7 CORTE E-E
ESCALA: 1:75

CONVENÇÕES

OBSERVAÇÕES:

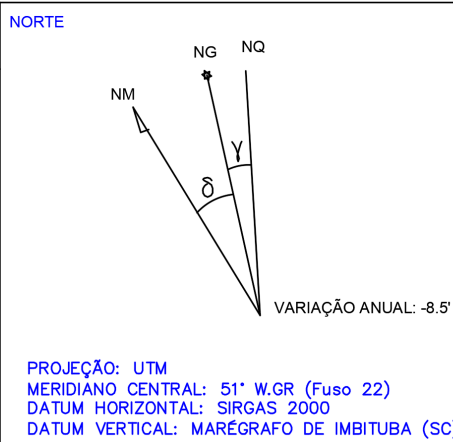

Nº	REVISÃO	DATA	EXEC. POR	VERIF. POR	APROV. POR
0	EMISSÃO INICIAL - HABITARK ENGENHARIA	JUL/2023	JVG	JPV	FBR

RESPONSÁVEIS TÉCNICOS:

FERNANDO R. DOS REIS
ENGENHEIRO CIVIL
CREA - SC Nº 41748-0

ADRIANA KUEHN
ENGENHEIRA CIVIL
CREA - SC Nº 41748-4

HABITARK ENGENHARIA LTDA
RUA CLARA PEREIRA, 107
8.1100-000 - BLUMENAU/SC
CEP 89050-140

FONE/FAX +55 47 3323 9030 / 99983 4954
habitark@habitark.com.br
www.habitark.com.br

SERVIÇO AUTÔNOMO MUNICIPAL DE ÁGUAS E ESGOTO

SISTEMA DE TRATAMENTO DE ESGOTO

LOCALIDADE - MUNICÍPIO: JARAGUÁ DO SUL/SC

ELABORAÇÃO DO PROJETO BÁSICO DE ENGENHARIA PARA EXECUÇÃO DA ESTAÇÃO DE TRATAMENTO DE ESGOTO DO BAIRRO CENTENÁRIO NO MUNICÍPIO DE JARAGUÁ DO SUL/SC

ETE CENTENÁRIO - ARQUITETÔNICO

 
REATOR BIOLÓGICO

CORTES, ELEVACÃO FRONTAL E VISTAS 3D

PROJETO: ETE CENTENÁRIO

FECHA: 02/2023

FOLHA Nº: AR 26

[illegible]