


Concreto na base e no
corpo de TIL

Tubo de limpeza

TIL de passagem
de rede

Rede (Vinilfort)

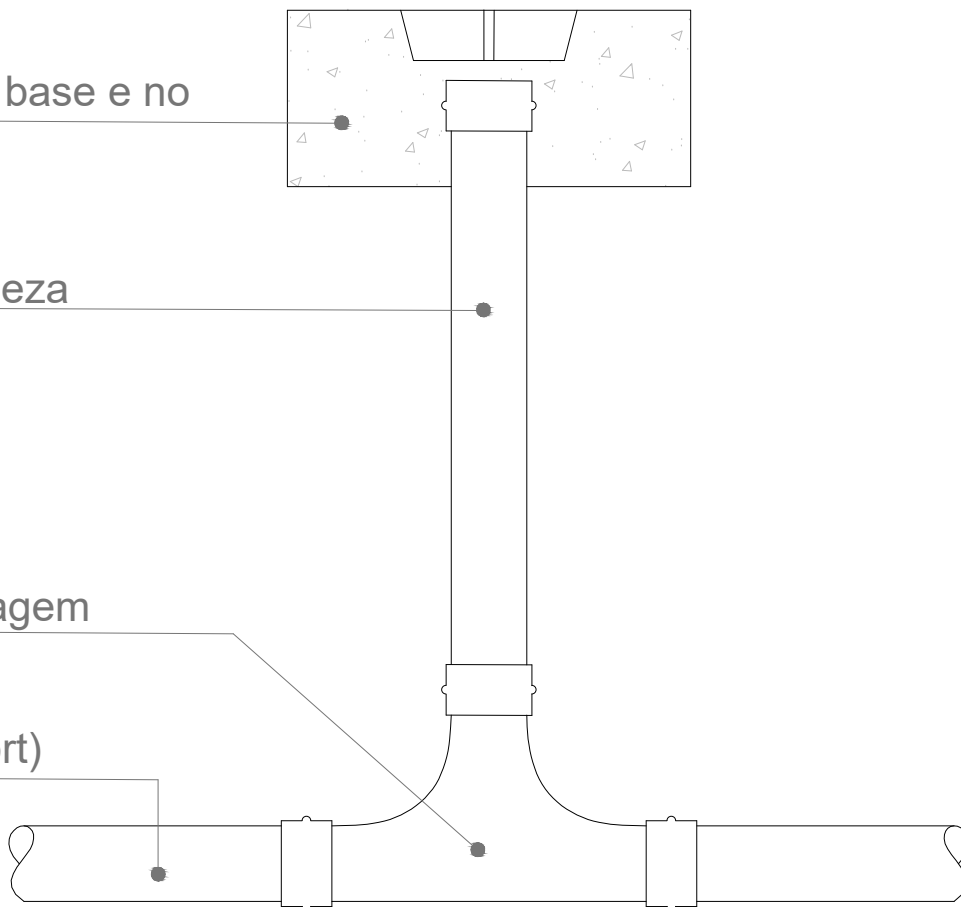

Detalhe - TIL de passagem

ESCALA 1:15

SAMAE
JARAGUÁ DO SUL

SERVIÇO AUTÔNOMO MUNICIPAL DE
ÁGUA E ESGOTO

PADRÃO:

TIL DE PASSAGEM - TERMINAL DE INSPEÇÃO E LIMPEZA DE PASSAGEM

DESCRIÇÃO:

PERFIL E DETALHES

ESCALA:


Indicada

PRANCHA:

ÚNICA

REVISÃO:

00

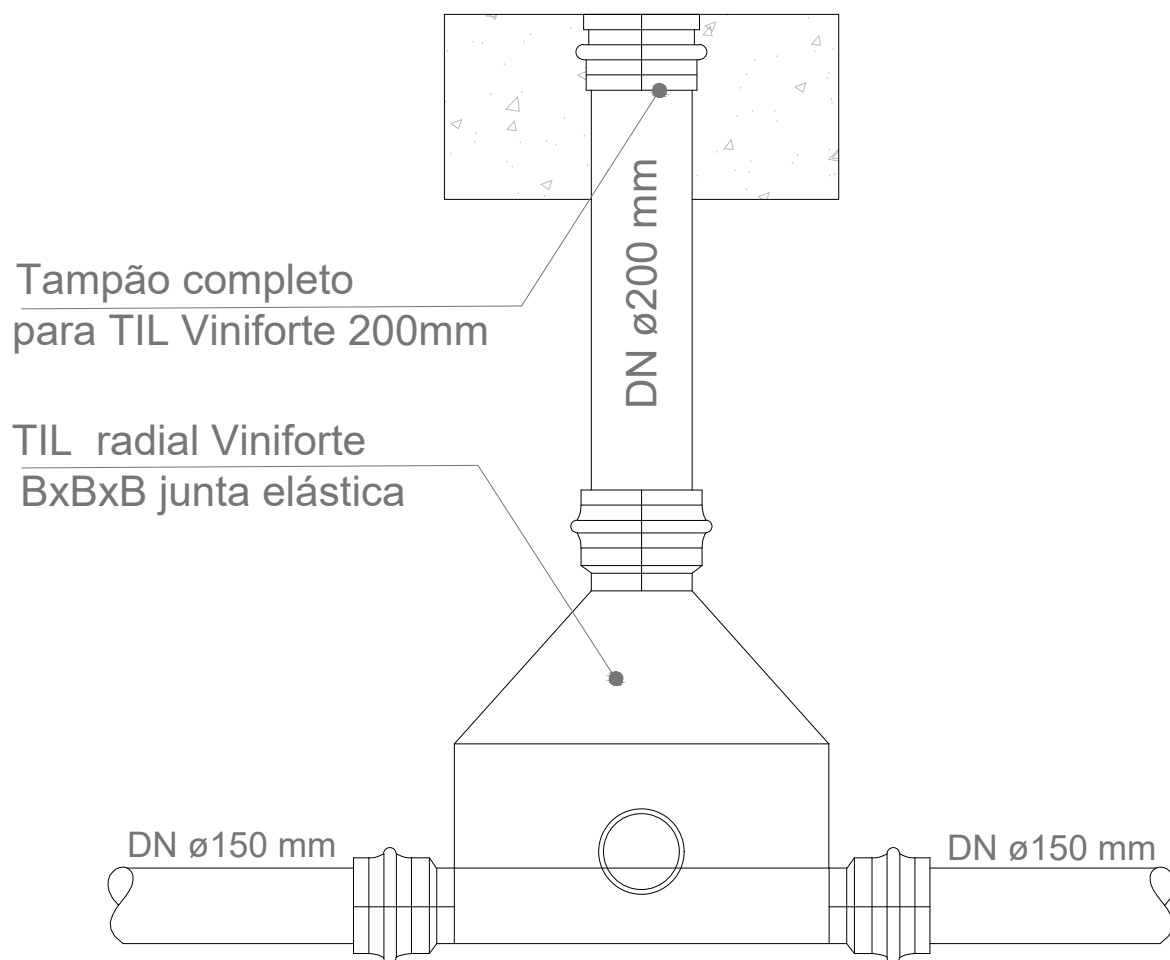

Detalhe - TIL radial
ESCALA 1:15

SAMAE
JARAGUÁ DO SUL

SERVIÇO AUTÔNOMO MUNICIPAL DE
ÁGUA E ESGOTO

PADRÃO:

TIL RADIAL - TERMINAL DE INSPEÇÃO E LIMPEZA RADIAL

DESCRIÇÃO:

PERFIL E DETALHES

ESCALA:

Indicada

PRANCHA:

ÚNICA

REVISÃO:

00


Tampão completo
para TL

Concreto na base e no
corpo de TL

Tubo de limpeza

Curva longa $\varnothing 150\text{mm}$

Rede (Vinilfort)

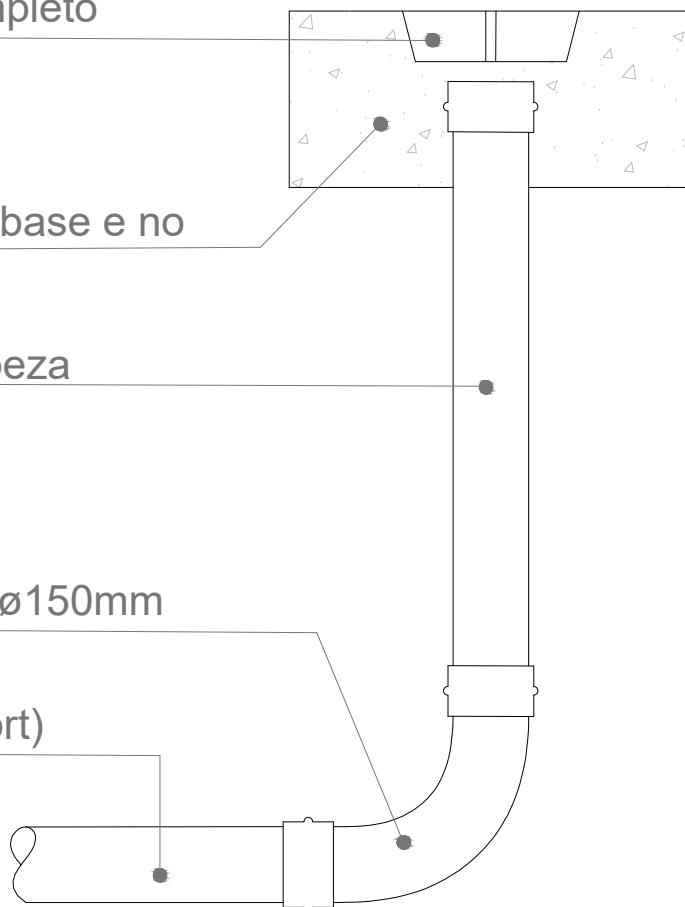

Detalhe - Terminal de Limpeza (TL)

ESCALA 1:15

SAMAE
JARAGUÁ DO SUL

SERVIÇO AUTÔNOMO MUNICIPAL DE
ÁGUA E ESGOTO

PADRÃO:

TL - TERMINAL DE LIMPEZA

DESCRIÇÃO:

PERFIL E DETALHES

ESCALA:


Indicada

PRANCHA:


ÚNICA

REVISÃO:

00

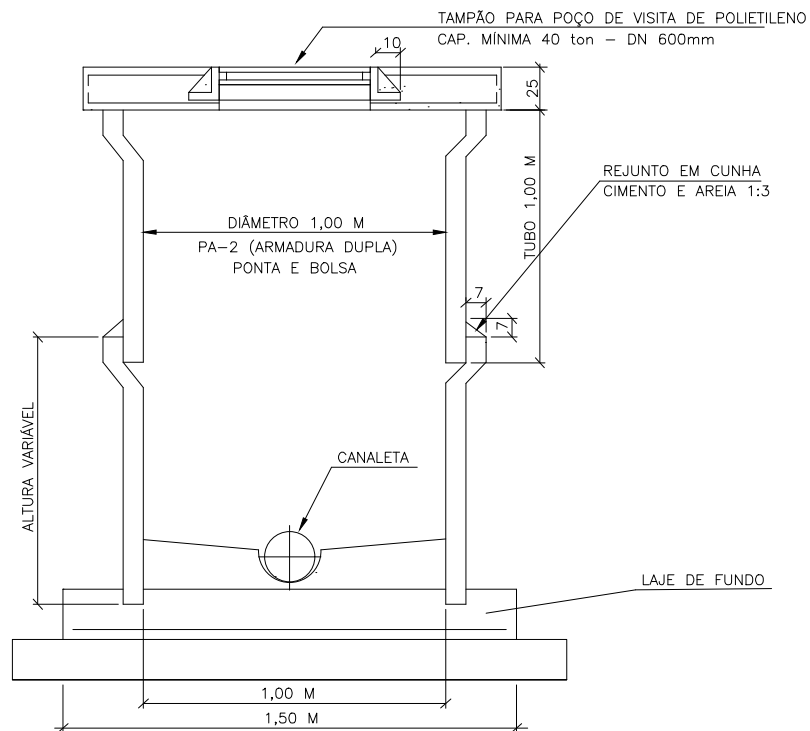

CORTE- A-A
ESC. 1:25

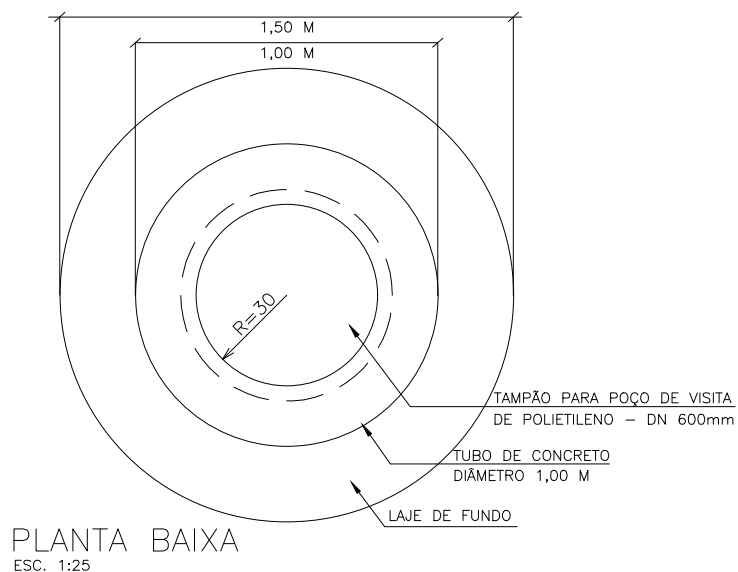

PLANTA BAIXA
ESC. 1:25

SAMAE
JARAGUÁ DO SUL

SERVIÇO AUTÔNOMO MUNICIPAL DE
ÁGUA E ESGOTO

PADRÃO:

PV - POÇO DE VISITA

DESCRIÇÃO:

PLANTA BAIXA, CORTE E DETALHES

ESCALA:

Indicada

PRANCHA:

ÚNICA

REVISÃO:

00