



FOSSA SÉPTICA
Escala 1:30

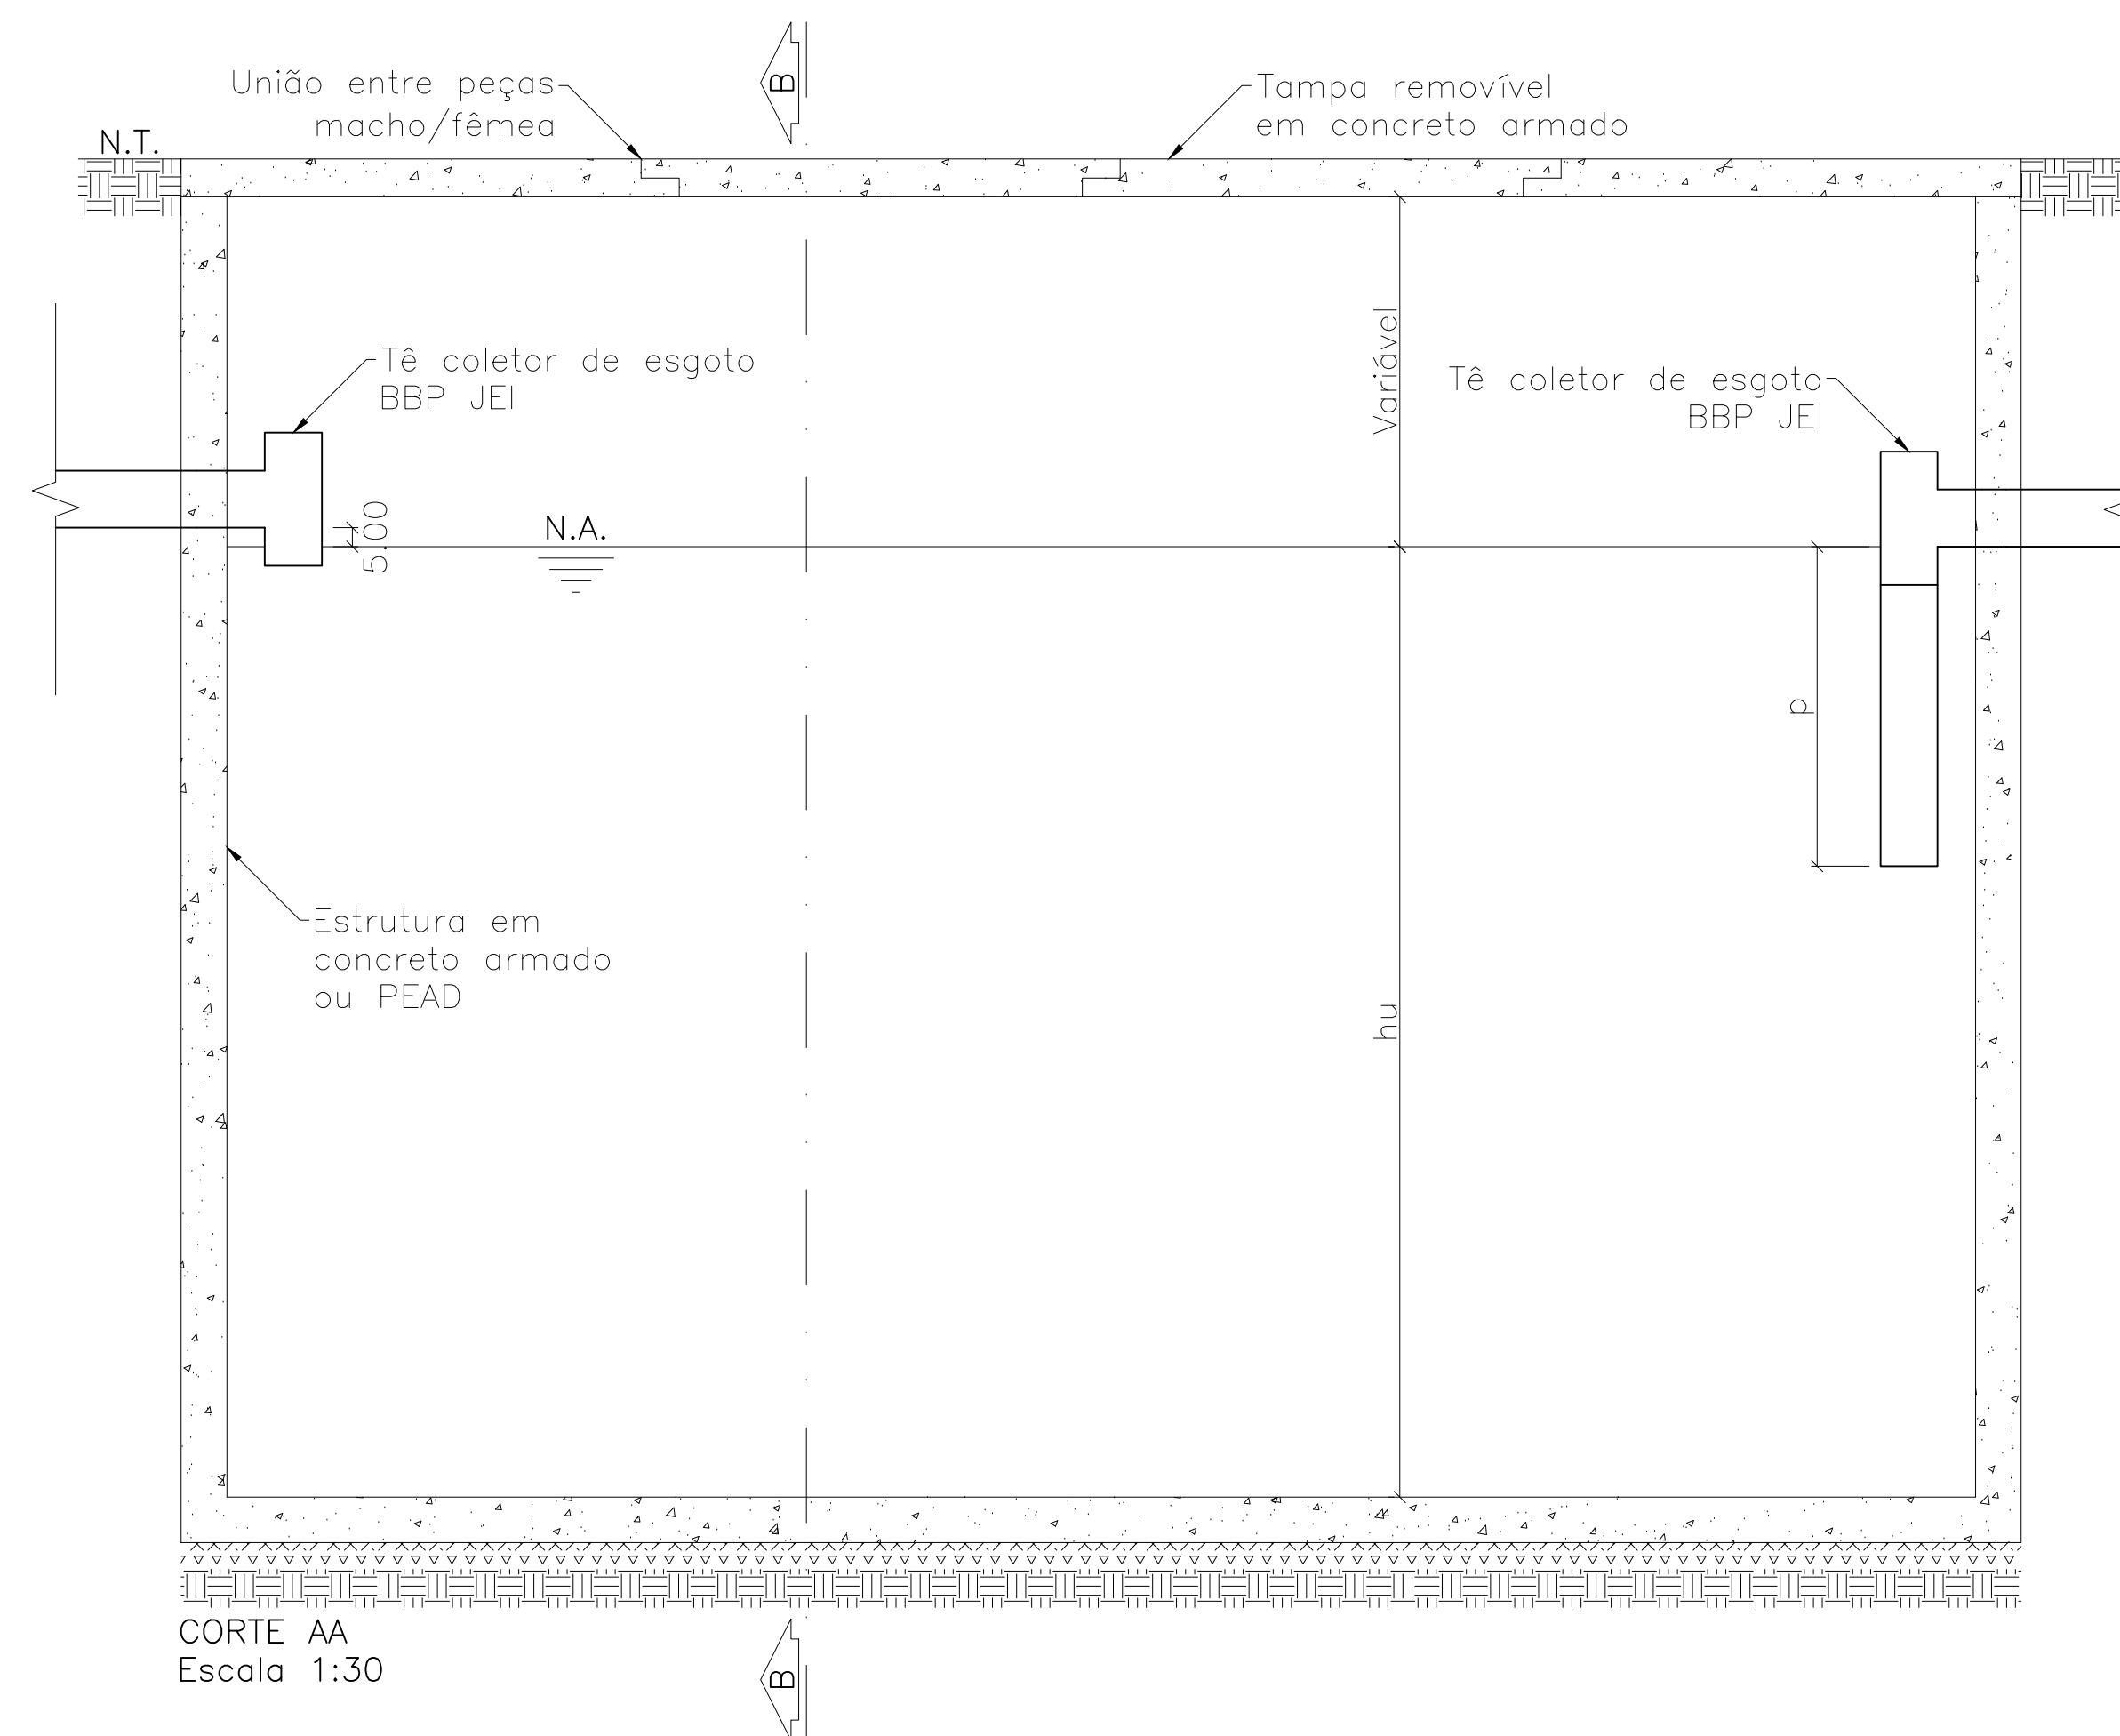

CORTE AA
Escala 1:30

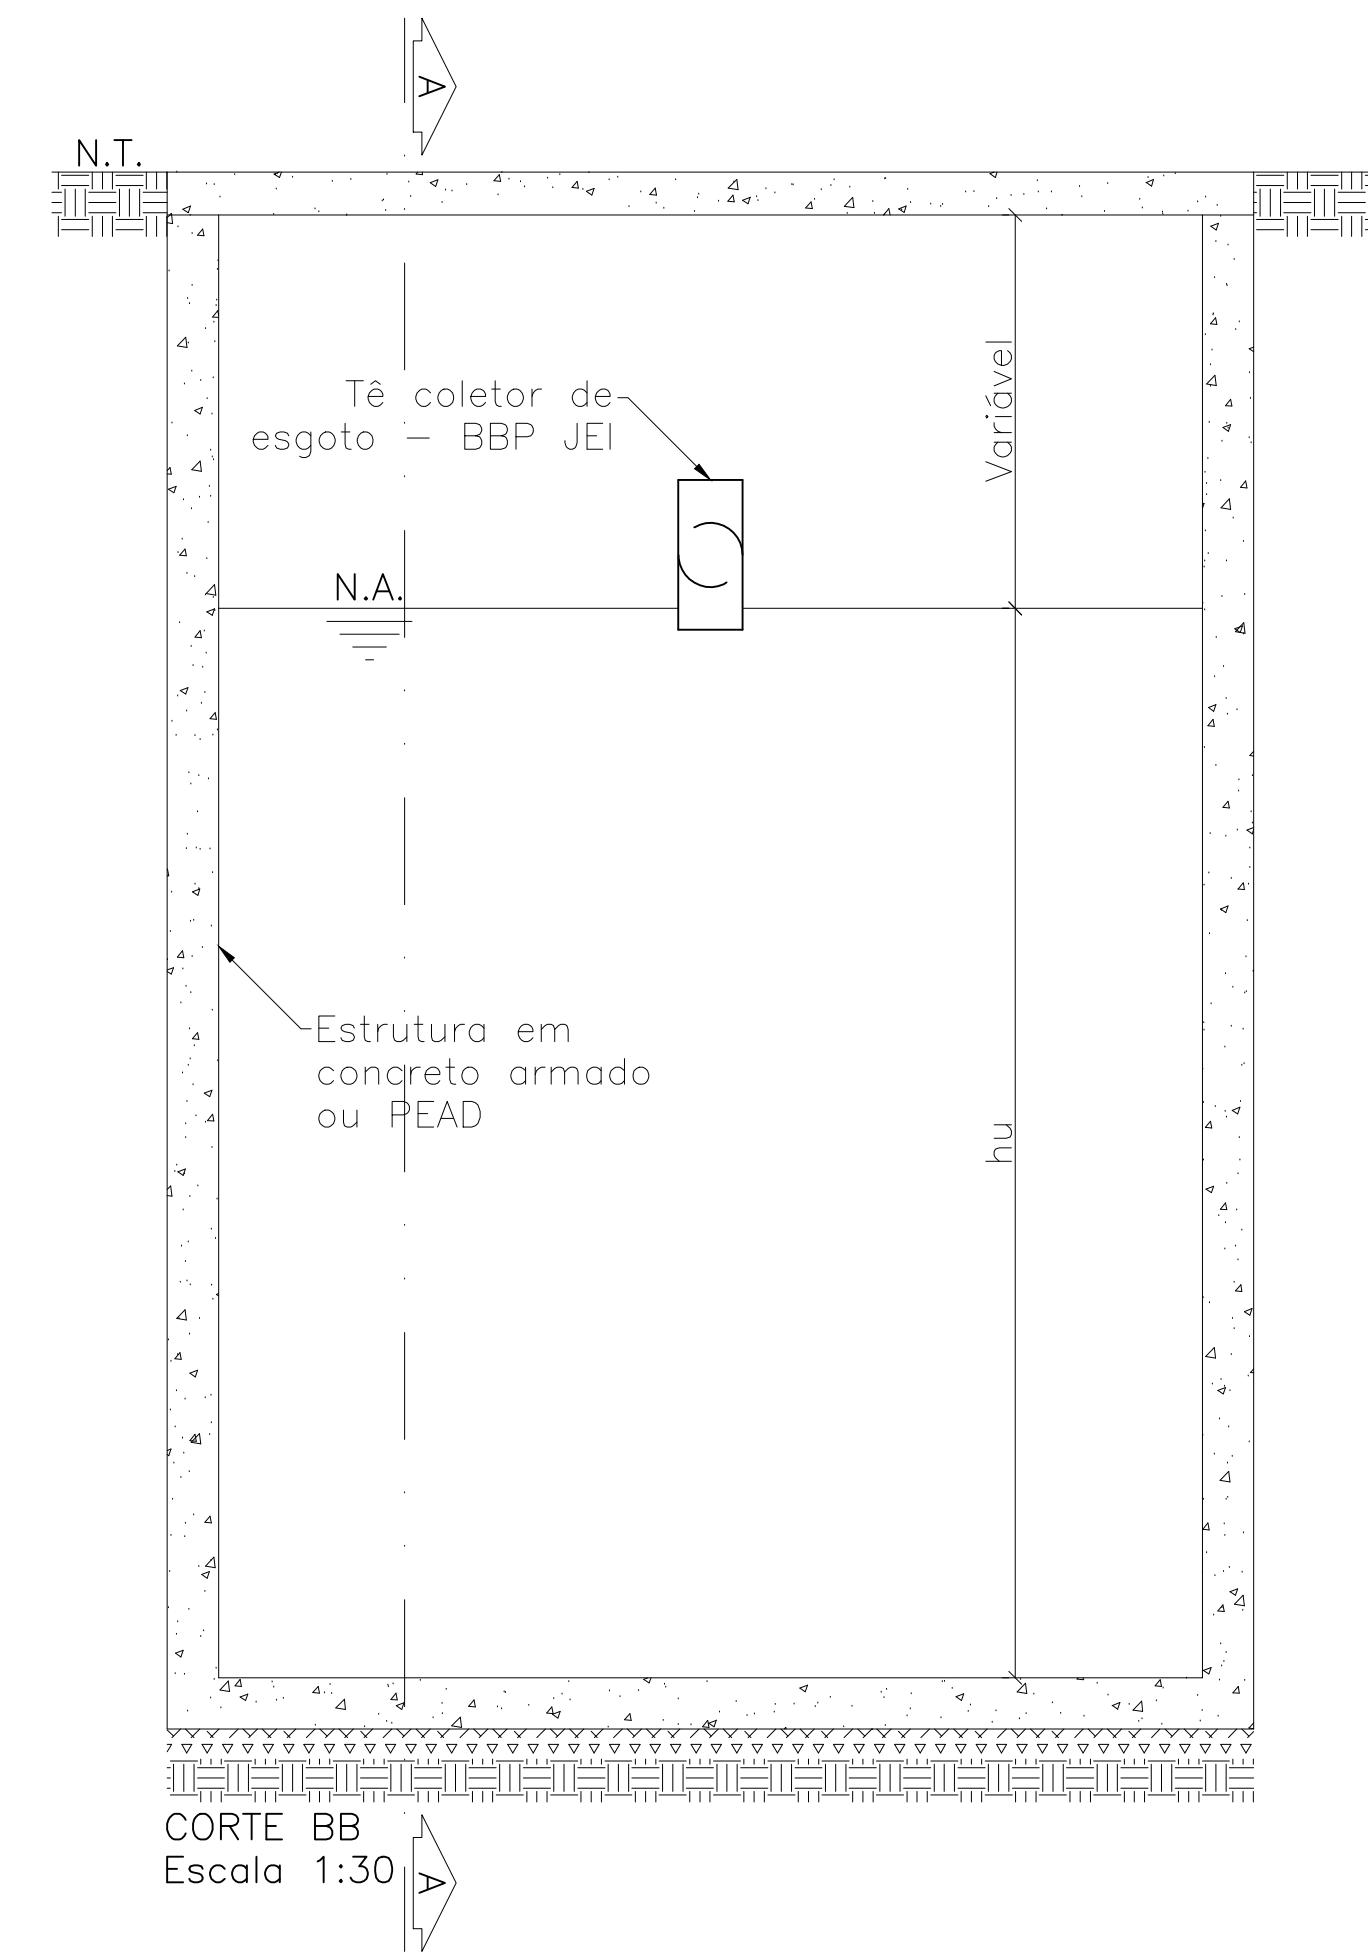


CORTE BB
Escala 1:30

OBSERVAÇÃO 01: A geometria da fossa no projeto é ilustrativa. A geometria pode variar, desde que atenda ao volume dimensionado.


OBSERVAÇÃO 02: O tanque deverá ser impermeabilizado em todas as suas faces internas, incluindo incluindo a face interior da tampa.

OBSERVAÇÃO 03: As tampas poderão ser do tipo macho e fêmea ou laje inteira com tampas de inspeção, a critério do projetista.


<div><div>SAMAE</div><div>JARAGUÁ DO SUL</div></div>		SERVIÇO AUTÔNOMO MUNICIPAL DE ÁGUA E ESGOTO	
PADRÃO:			
FOSSA SÉPTICA COLETIVA			
DESCRIÇÃO:	REVISÃO:	ESCALA:	PRANCHA:
PLANTA BAIXA, CORTE E DETALHES	03	Indicada	ÚNICA

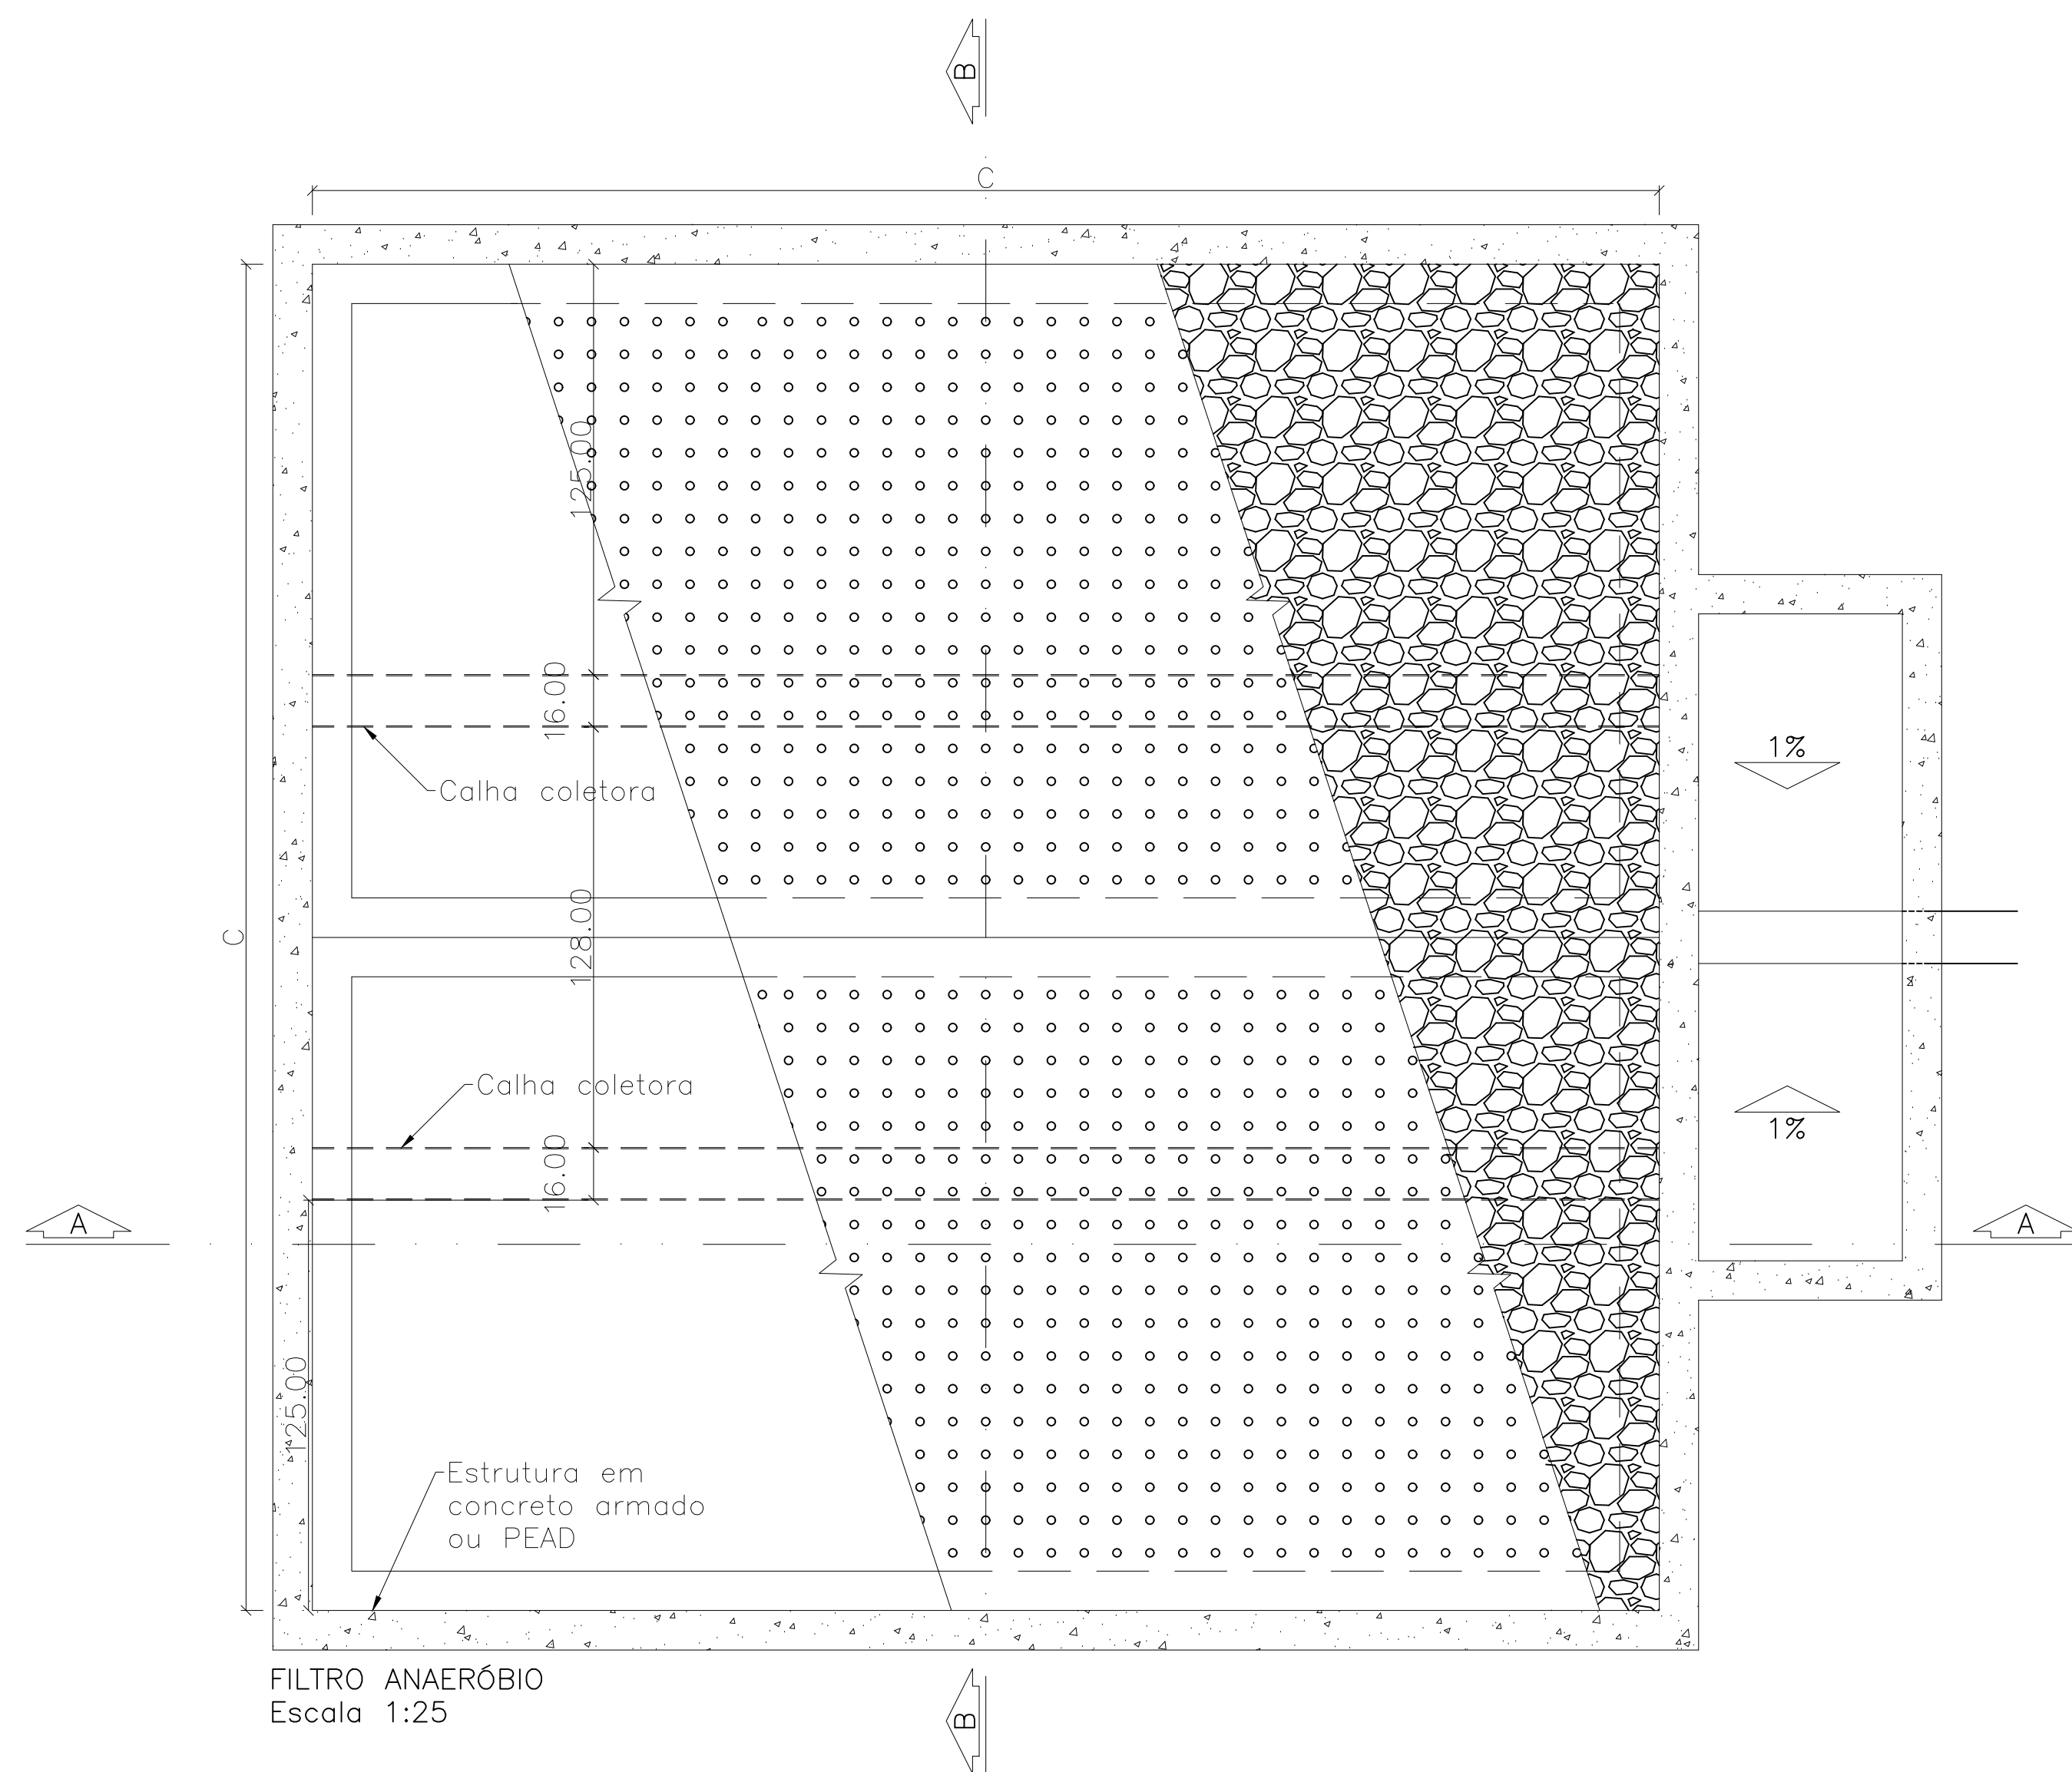

FILTRO ANAERÓBIO
Escala 1:25

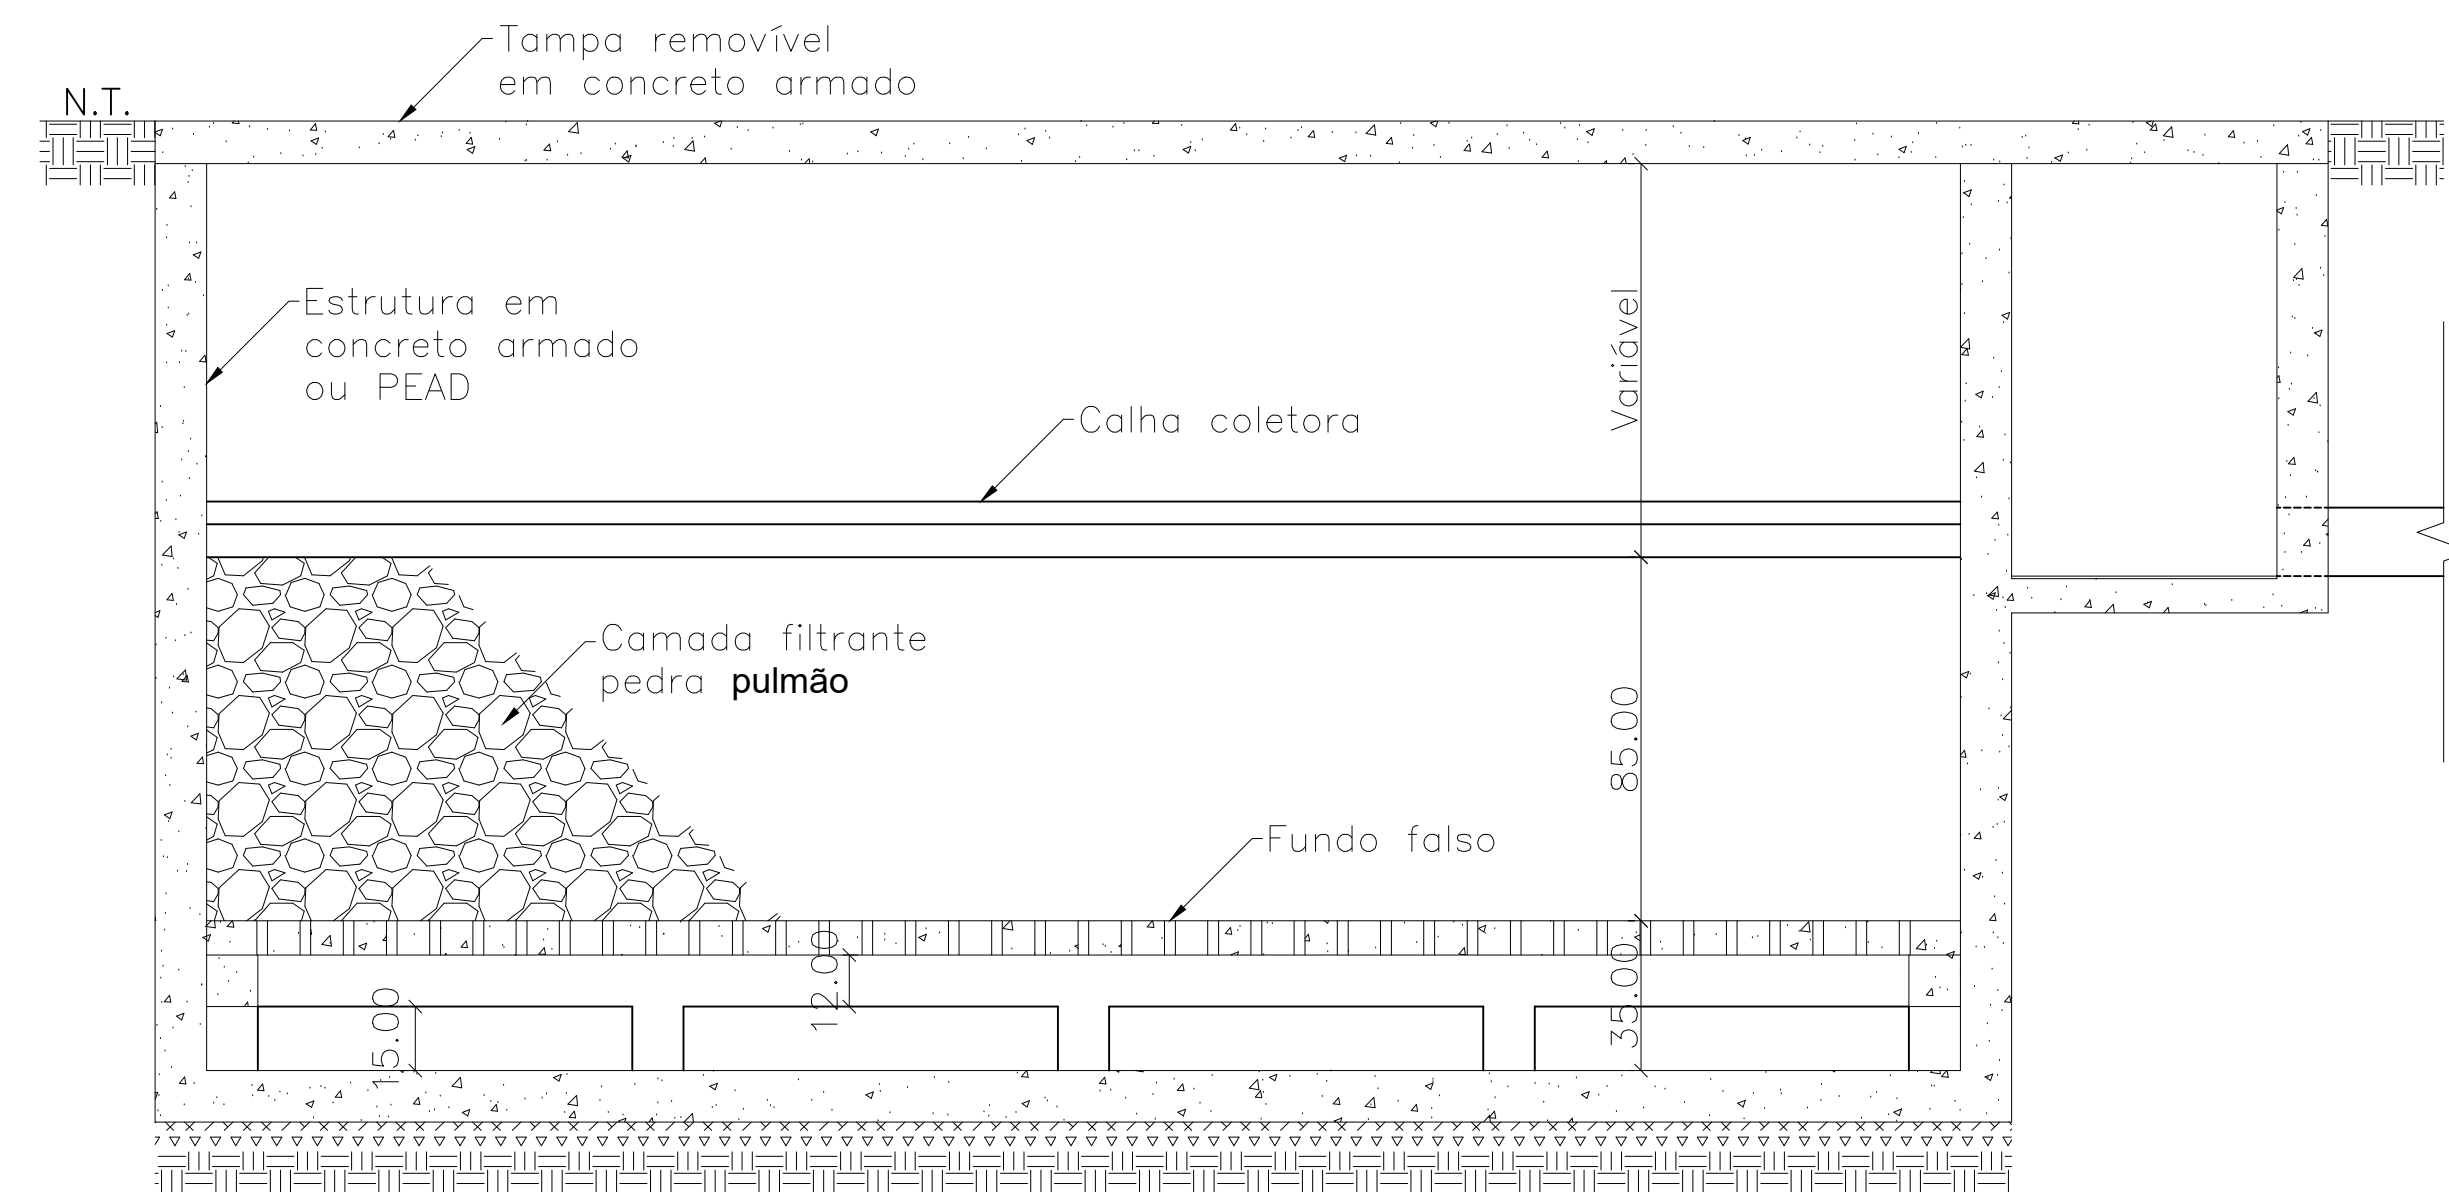

CORTE AA
Escala 1:25

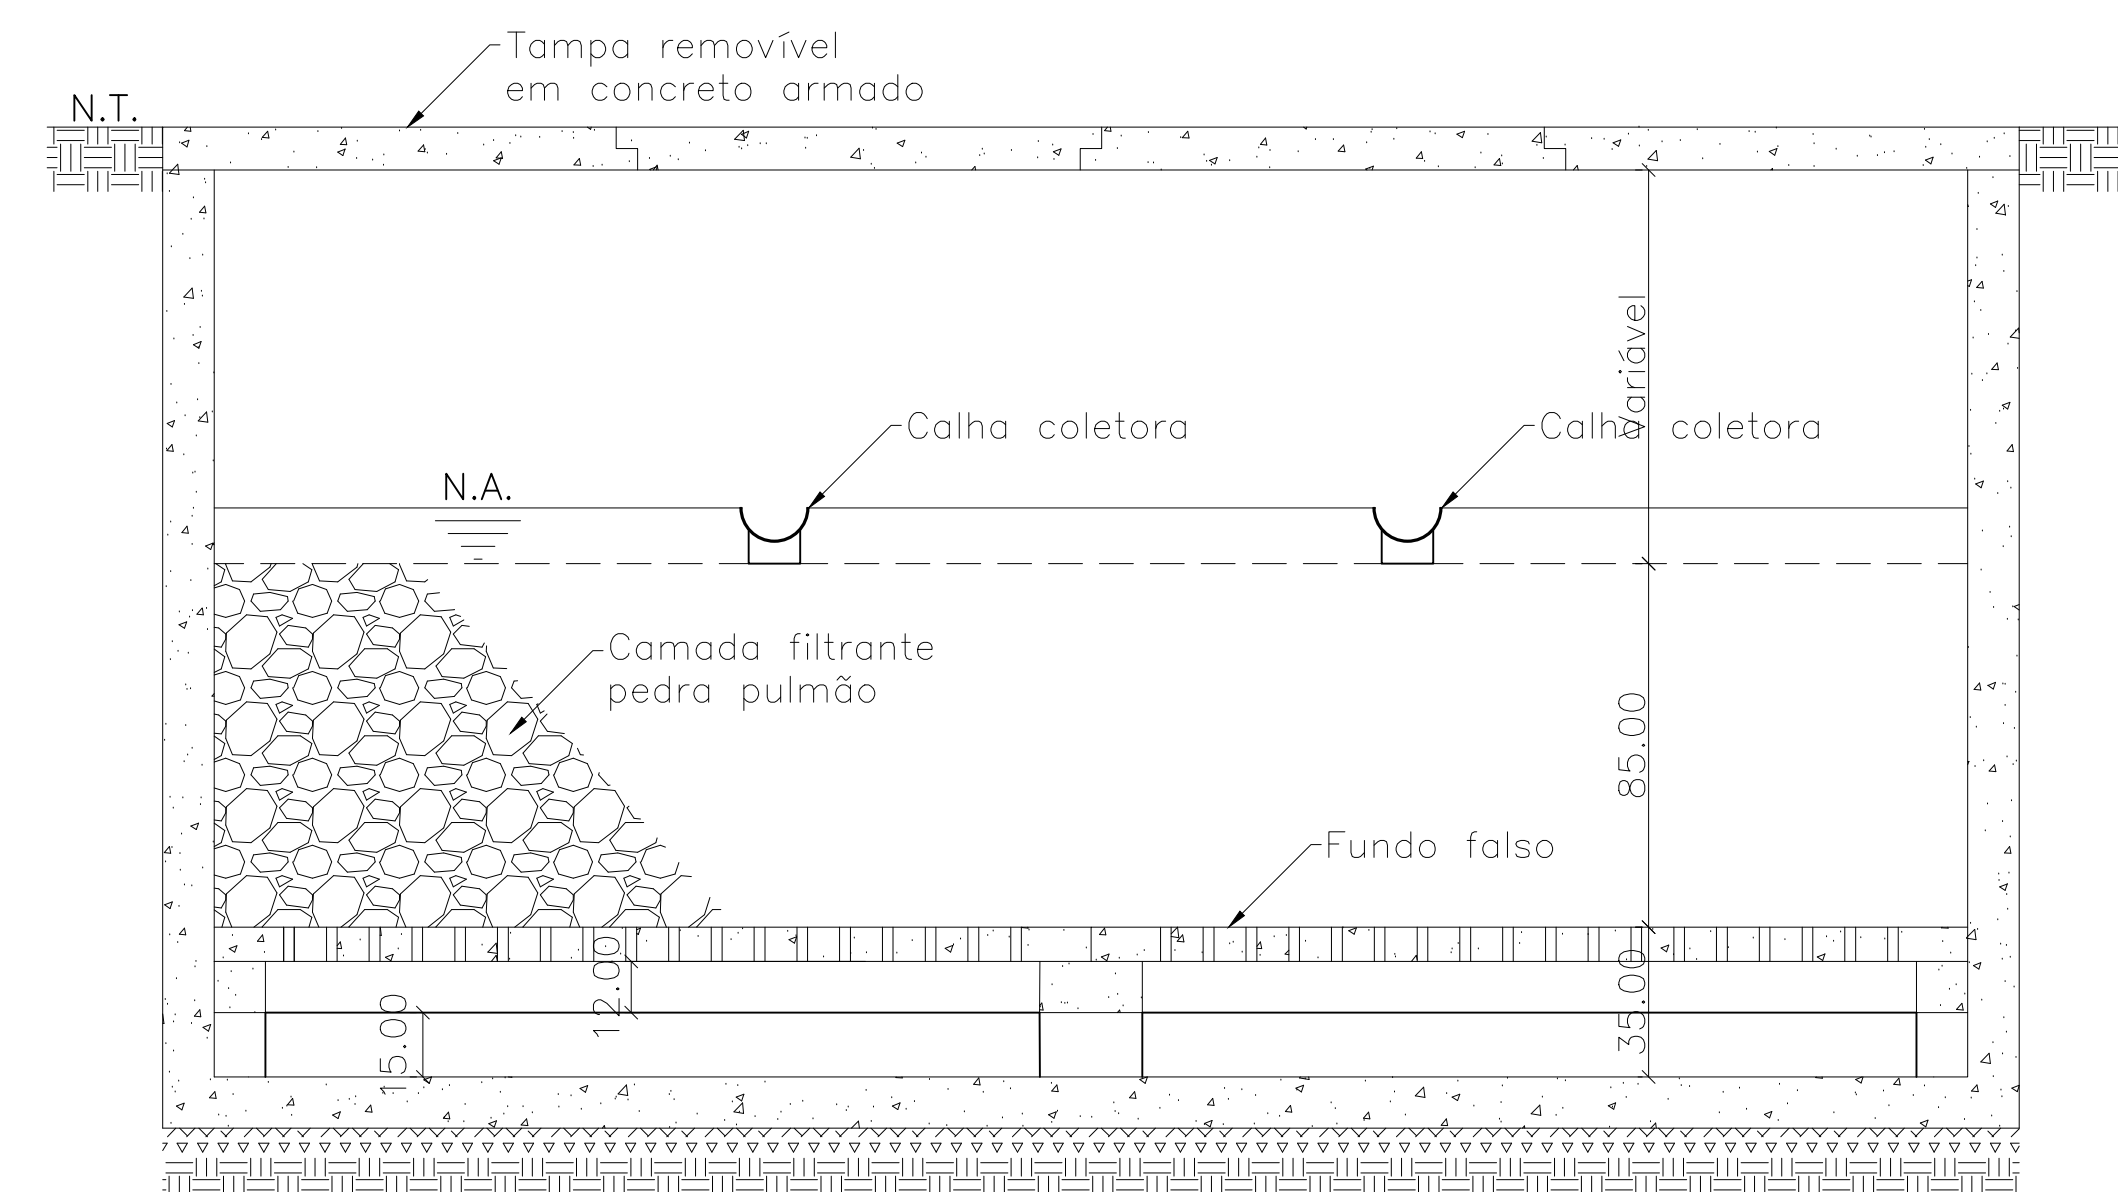

CORTE BB
Escala 1:25

OBSERVAÇÃO 01: A geometria do filtro no projeto é ilustrativa. A geometria pode variar, desde que atenda ao volume dimensionado.

OBSERVAÇÃO 02: O filtro deverá ser impermeabilizado em todas as suas faces internas, incluindo incluindo a face interior da tampa.

OBSERVAÇÃO 03: As tampas poderão ser do tipo macho e fêmea ou laje inteiriça com tampas de inspeção, a critério do projetista.

SAMAE
JARAGUÁ DO SUL

SERVIÇO AUTÔNOMO MUNICIPAL DE
ÁGUA E ESGOTO

PADRÃO:

FILTRO ANAERÓBIO COLETIVO DE FUNDO FALSO

DESCRIÇÃO:

PLANTA BAIXA, CORTE E DETALHES

REVISÃO:

03

ESCALA:

Indicada

PRANCHA:

ÚNICA