

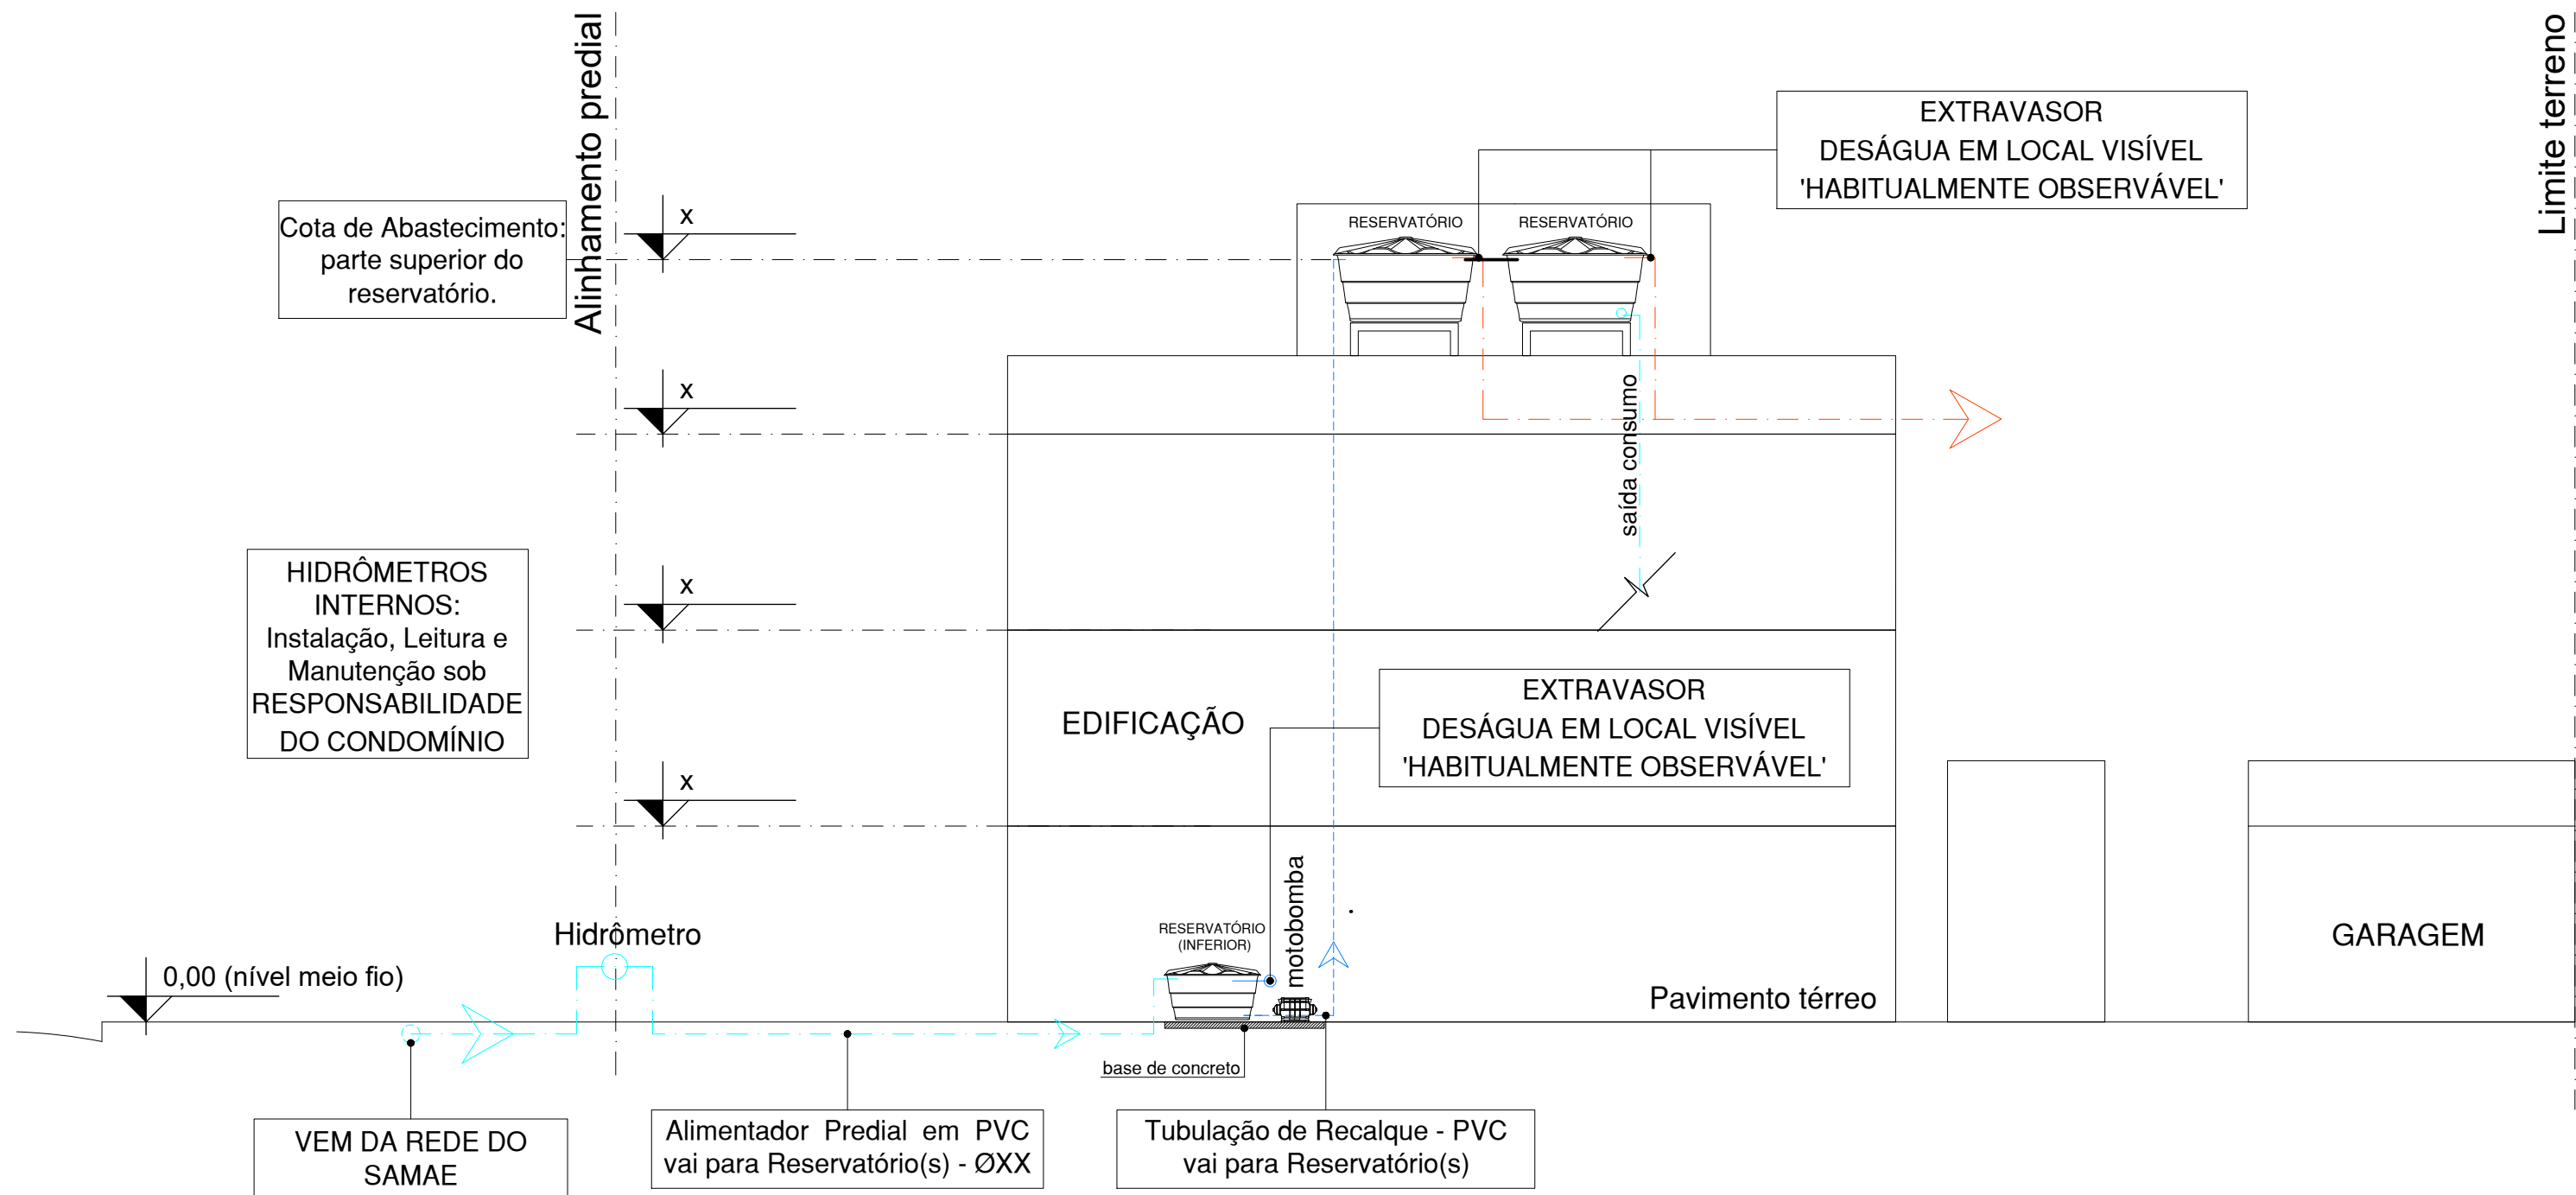


TABELA - TRATAMENTO ESGOTO-CAPACIDADE			
USO	FOSSA SÉPTICA	FILTRO ANAERÓBIO	PESSOAS
RESIDENCIAL	X (m³)	X (m³)	X
COMERCIAL	X (m³)	X (m³)	X

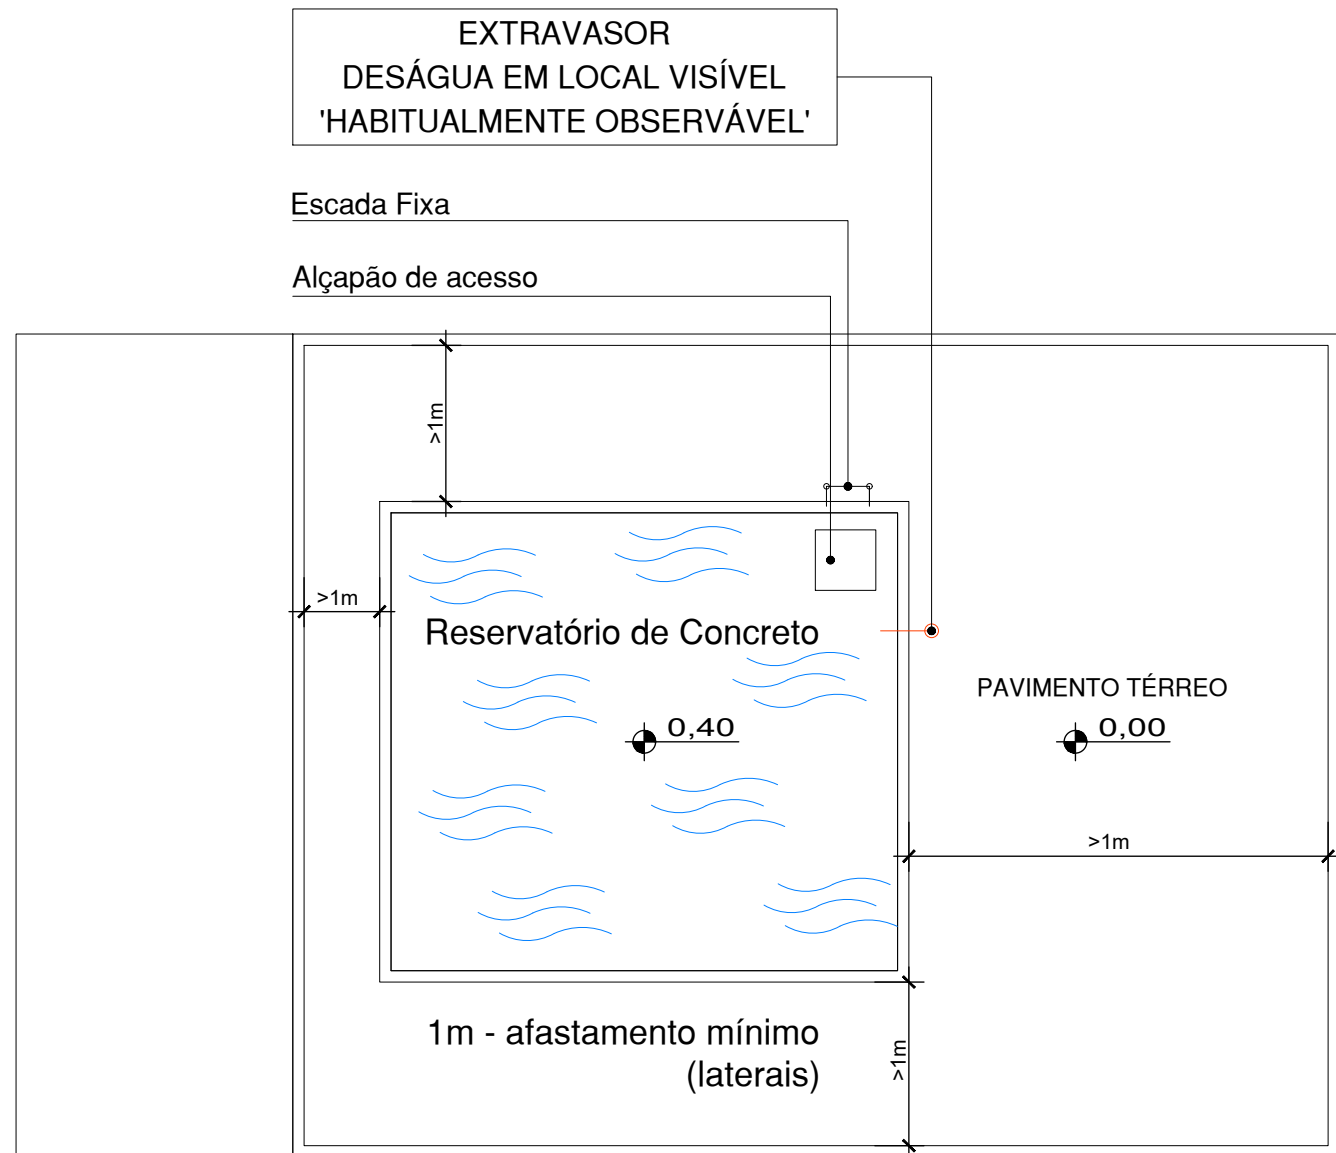


ESQUEMA VERTICAL A\_A

ESCALA 1:100

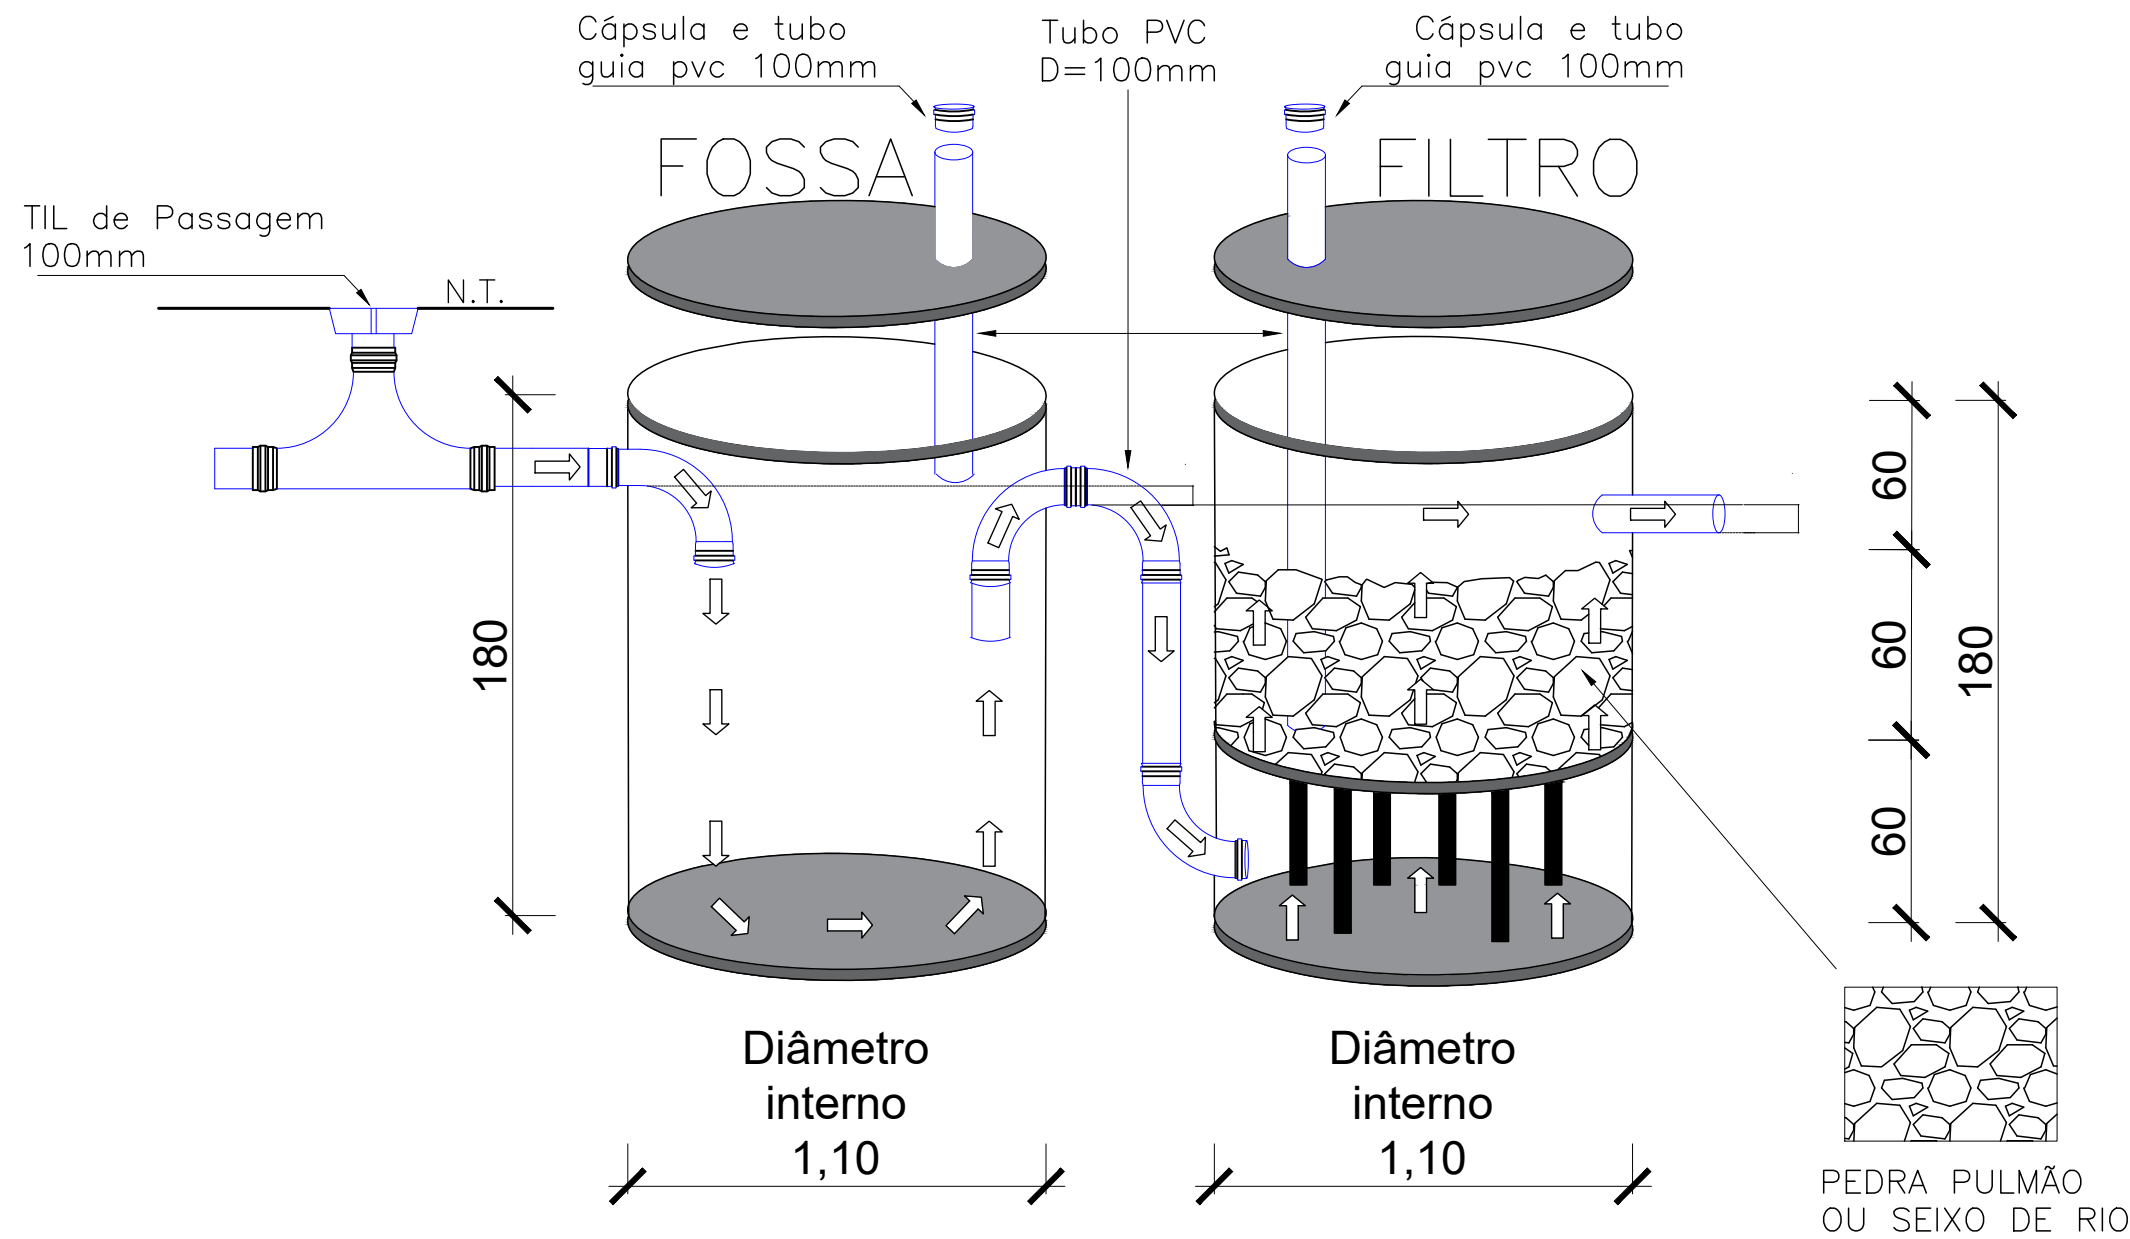

DETALHE RESERVATÓRIO INFERIOR - PLANTA BAIXA

RESERVATÓRIO INFERIOR EM CONCRETO  
ESCALA 1:100

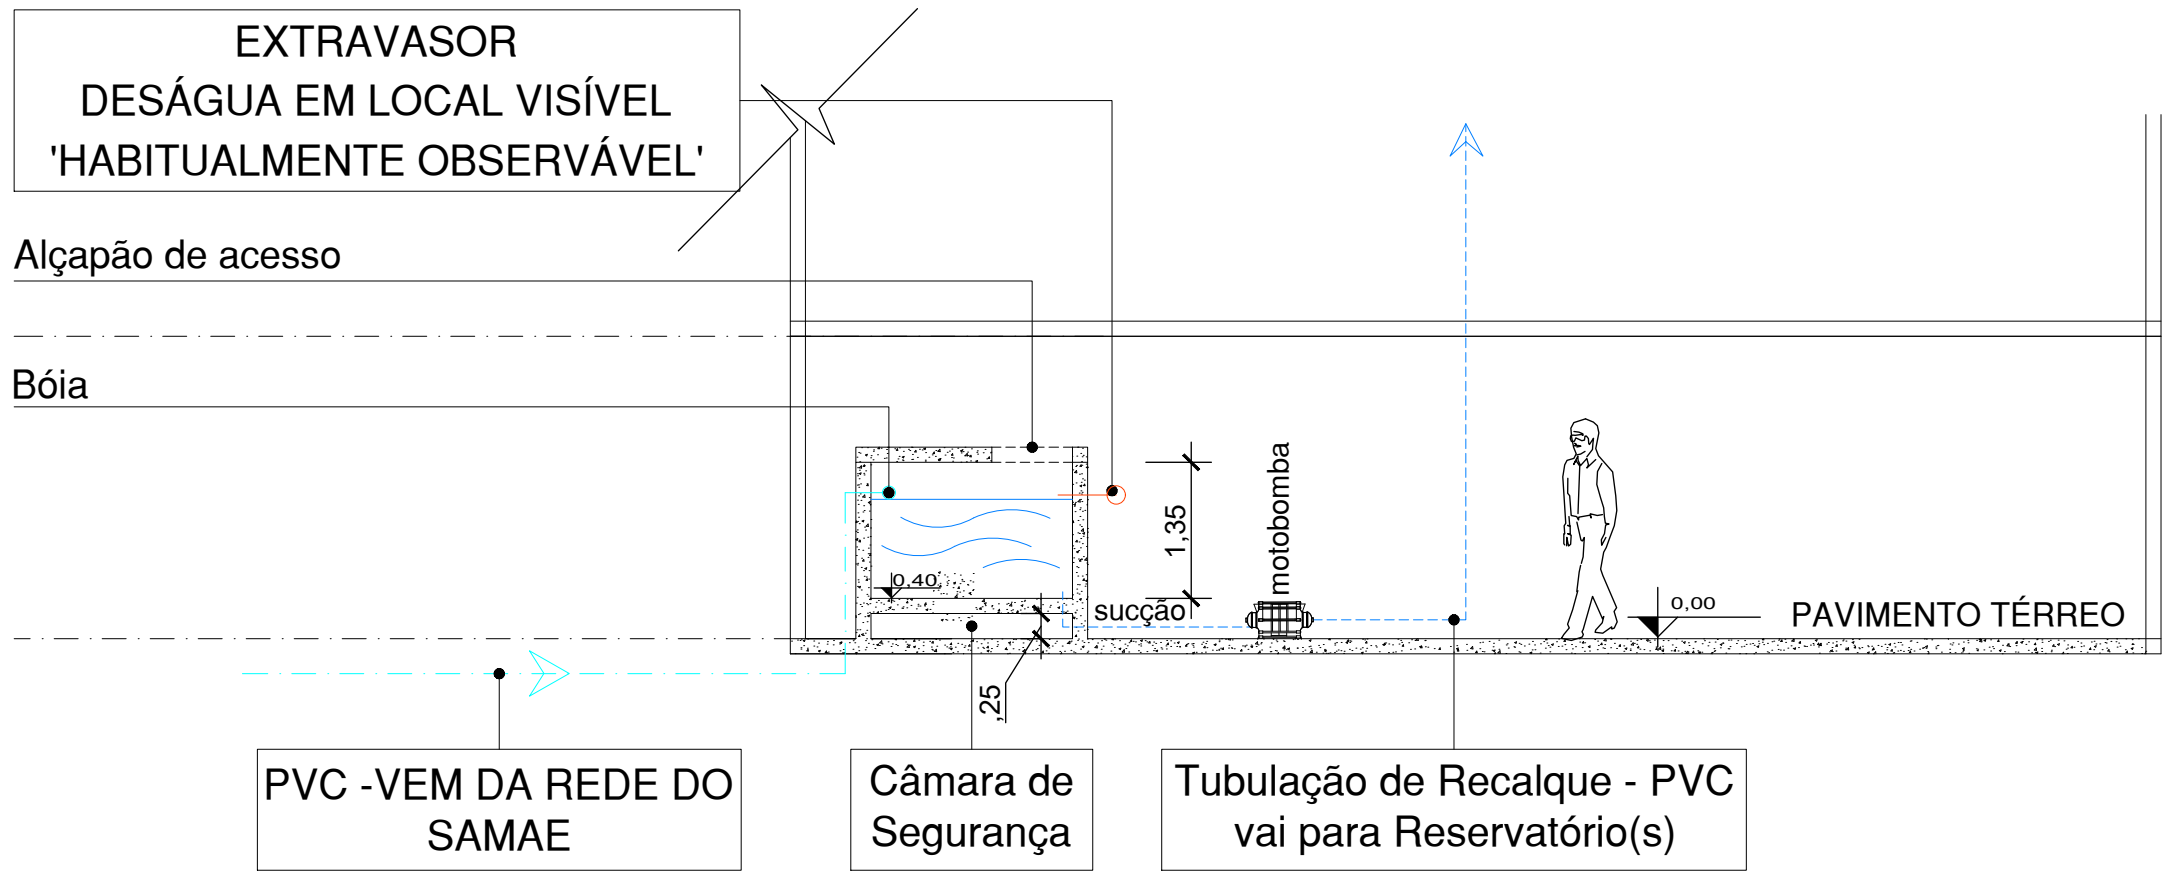

DETALHE RESERVATÓRIO INFERIOR - CORTE

RESERVATÓRIO INFERIOR EM CONCRETO  
ESCALA 1:75

<b>PROJETO LEGAL HIDROSSANITÁRIO</b>		FOLHA <b>XX</b> /XX
USO E ATIVIDADE <b>RESIDENCIAL MULTIFAMILIAR/COMERCIAL</b>		
PROPRIETÁRIO(S) DA OBRA <b>NOME DO(S) PROPRIETÁRIO(S) DA OBRA</b>		
ENDEREÇO DA OBRA <b>RUA ### - NOME DA RUA</b>		
CONTEÚDO <b>ESQUEMA VERTICAL - TRATAMENTO ESGOTO - DETALHES RESERVATÓRIOS</b>		
ASSINATURAS PROPRIETÁRIO(S) DA OBRA		SITUAÇÃO E QUADRO ESTATÍSTICO NA PRANCHA 01
MUNICÍPIO DE JARAGUÁ DO SUL SAMAÉ		
PROCESSO: _____/____		Alterado pelo processo: _____/____
JARAGUÁ DO SUL, XX/XX/20XX		