


Monitoramento  
A: 24,89 m<sup>2</sup>  
Piso: Cerâmico

Copa  
A: 9,63 m<sup>2</sup>

<div>SAMAÉ</div> <div>JARAGUÁ DO SUL</div>		SERVIÇO AUTÔNOMO MUNICIPAL DE ÁGUA E ESGOTO	
PADRÃO:			
HIDRÁULICO			
DESCRIÇÃO:		ESCALA:	PRANCHA:
SETOR DE PERDAS - PLANTA BAIXA		1:25	HID01
RESPONSÁVEIS TÉCNICOS:		OBS:	
TUHÃ DO EVANGELHO CREA/SC: 164.930-6		Divergência entre cota e escala prevalece a cota.	
REVISAO	DESCRIÇÃO / ALTERAÇÕES	AUTOR	DATA

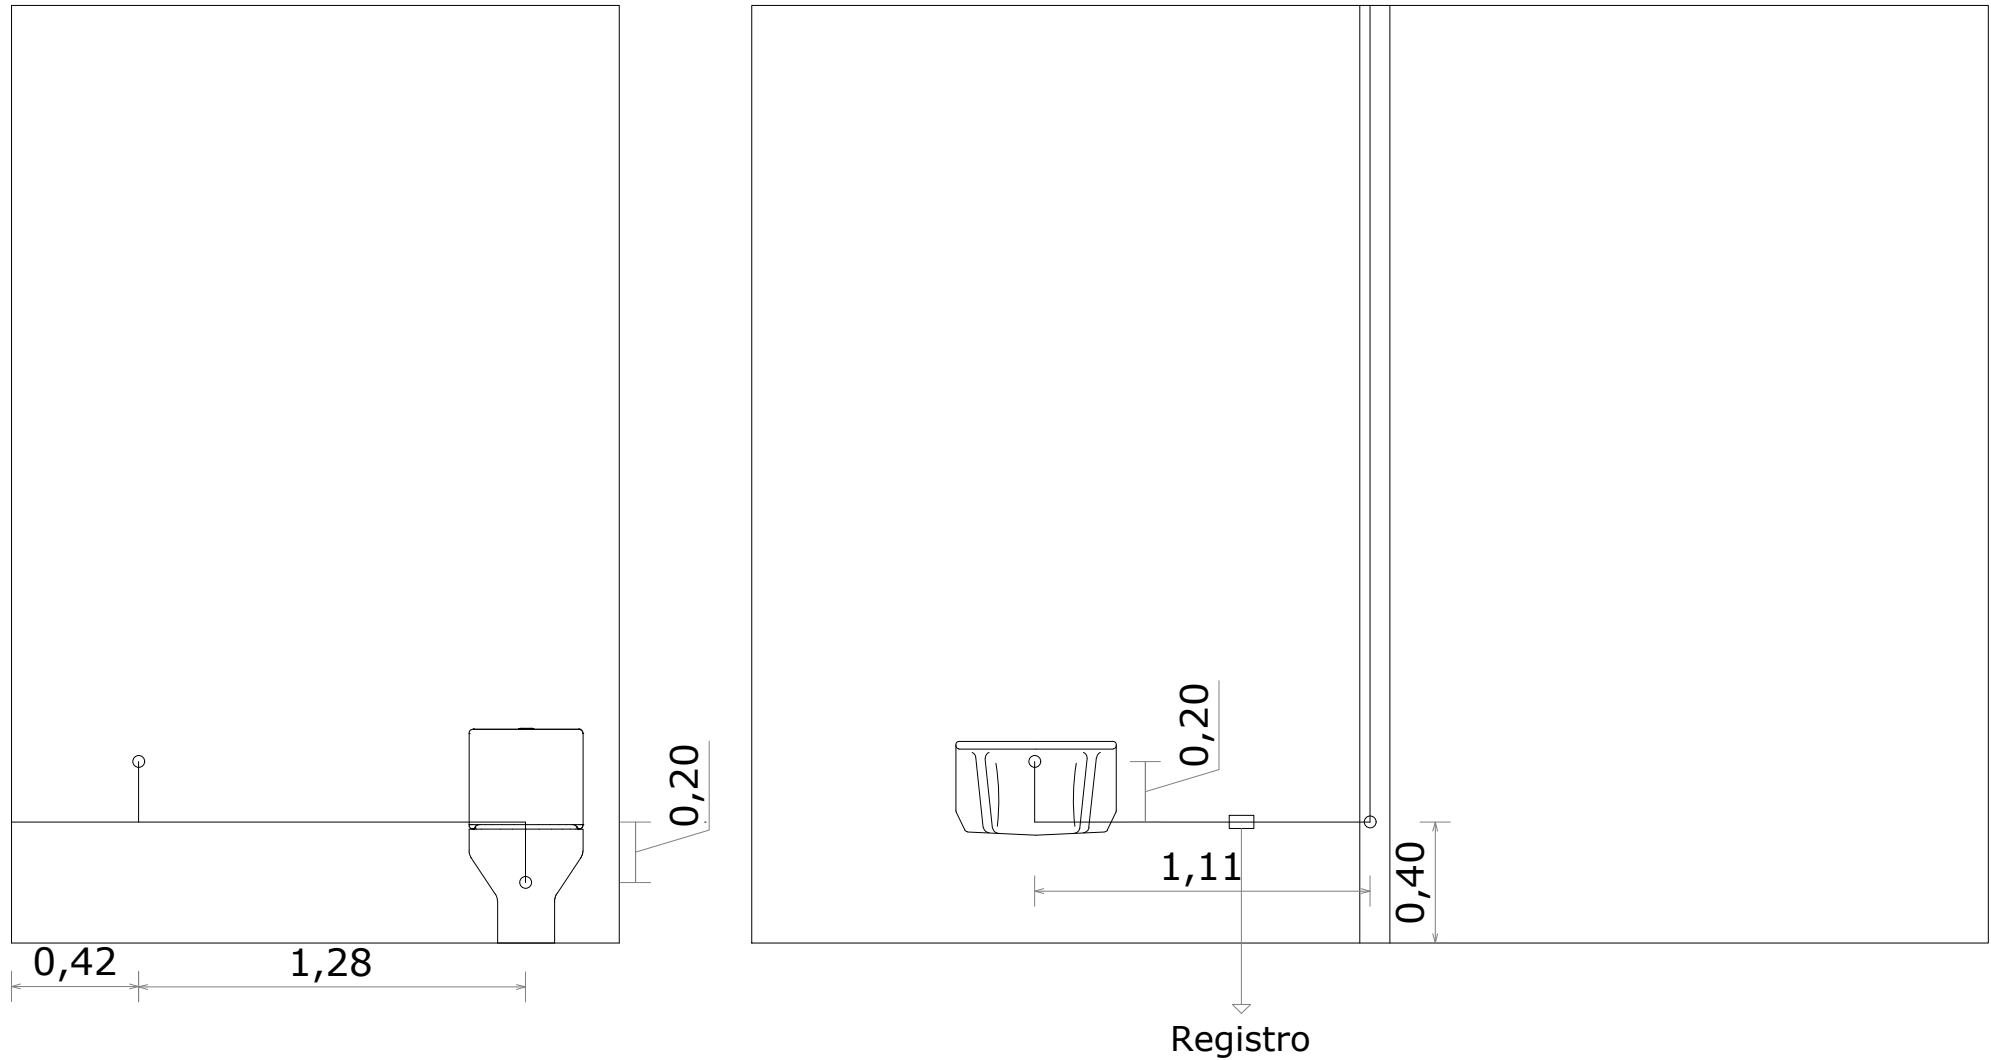

SERVIÇO AUTÔNOMO MUNICIPAL DE  
ÁGUA E ESGOTO

HIDRÁULICO

DESCRÇÃO: SETOR DE PERDAS - CORTES

ESCALA: 1:25

PRANCHA: 20/21

RESPONSÁVEIS TÉCNICOS: TUHÁ DO EVANGELHO  
CREA/SC: 164.930-6

OBS: Divergência entre cota e escala  
prevalece a cota.

REVISÃO	DESCRIÇÃO / ALTERAÇÕES	AUTOR	DATA	REVISÃO:
				00